

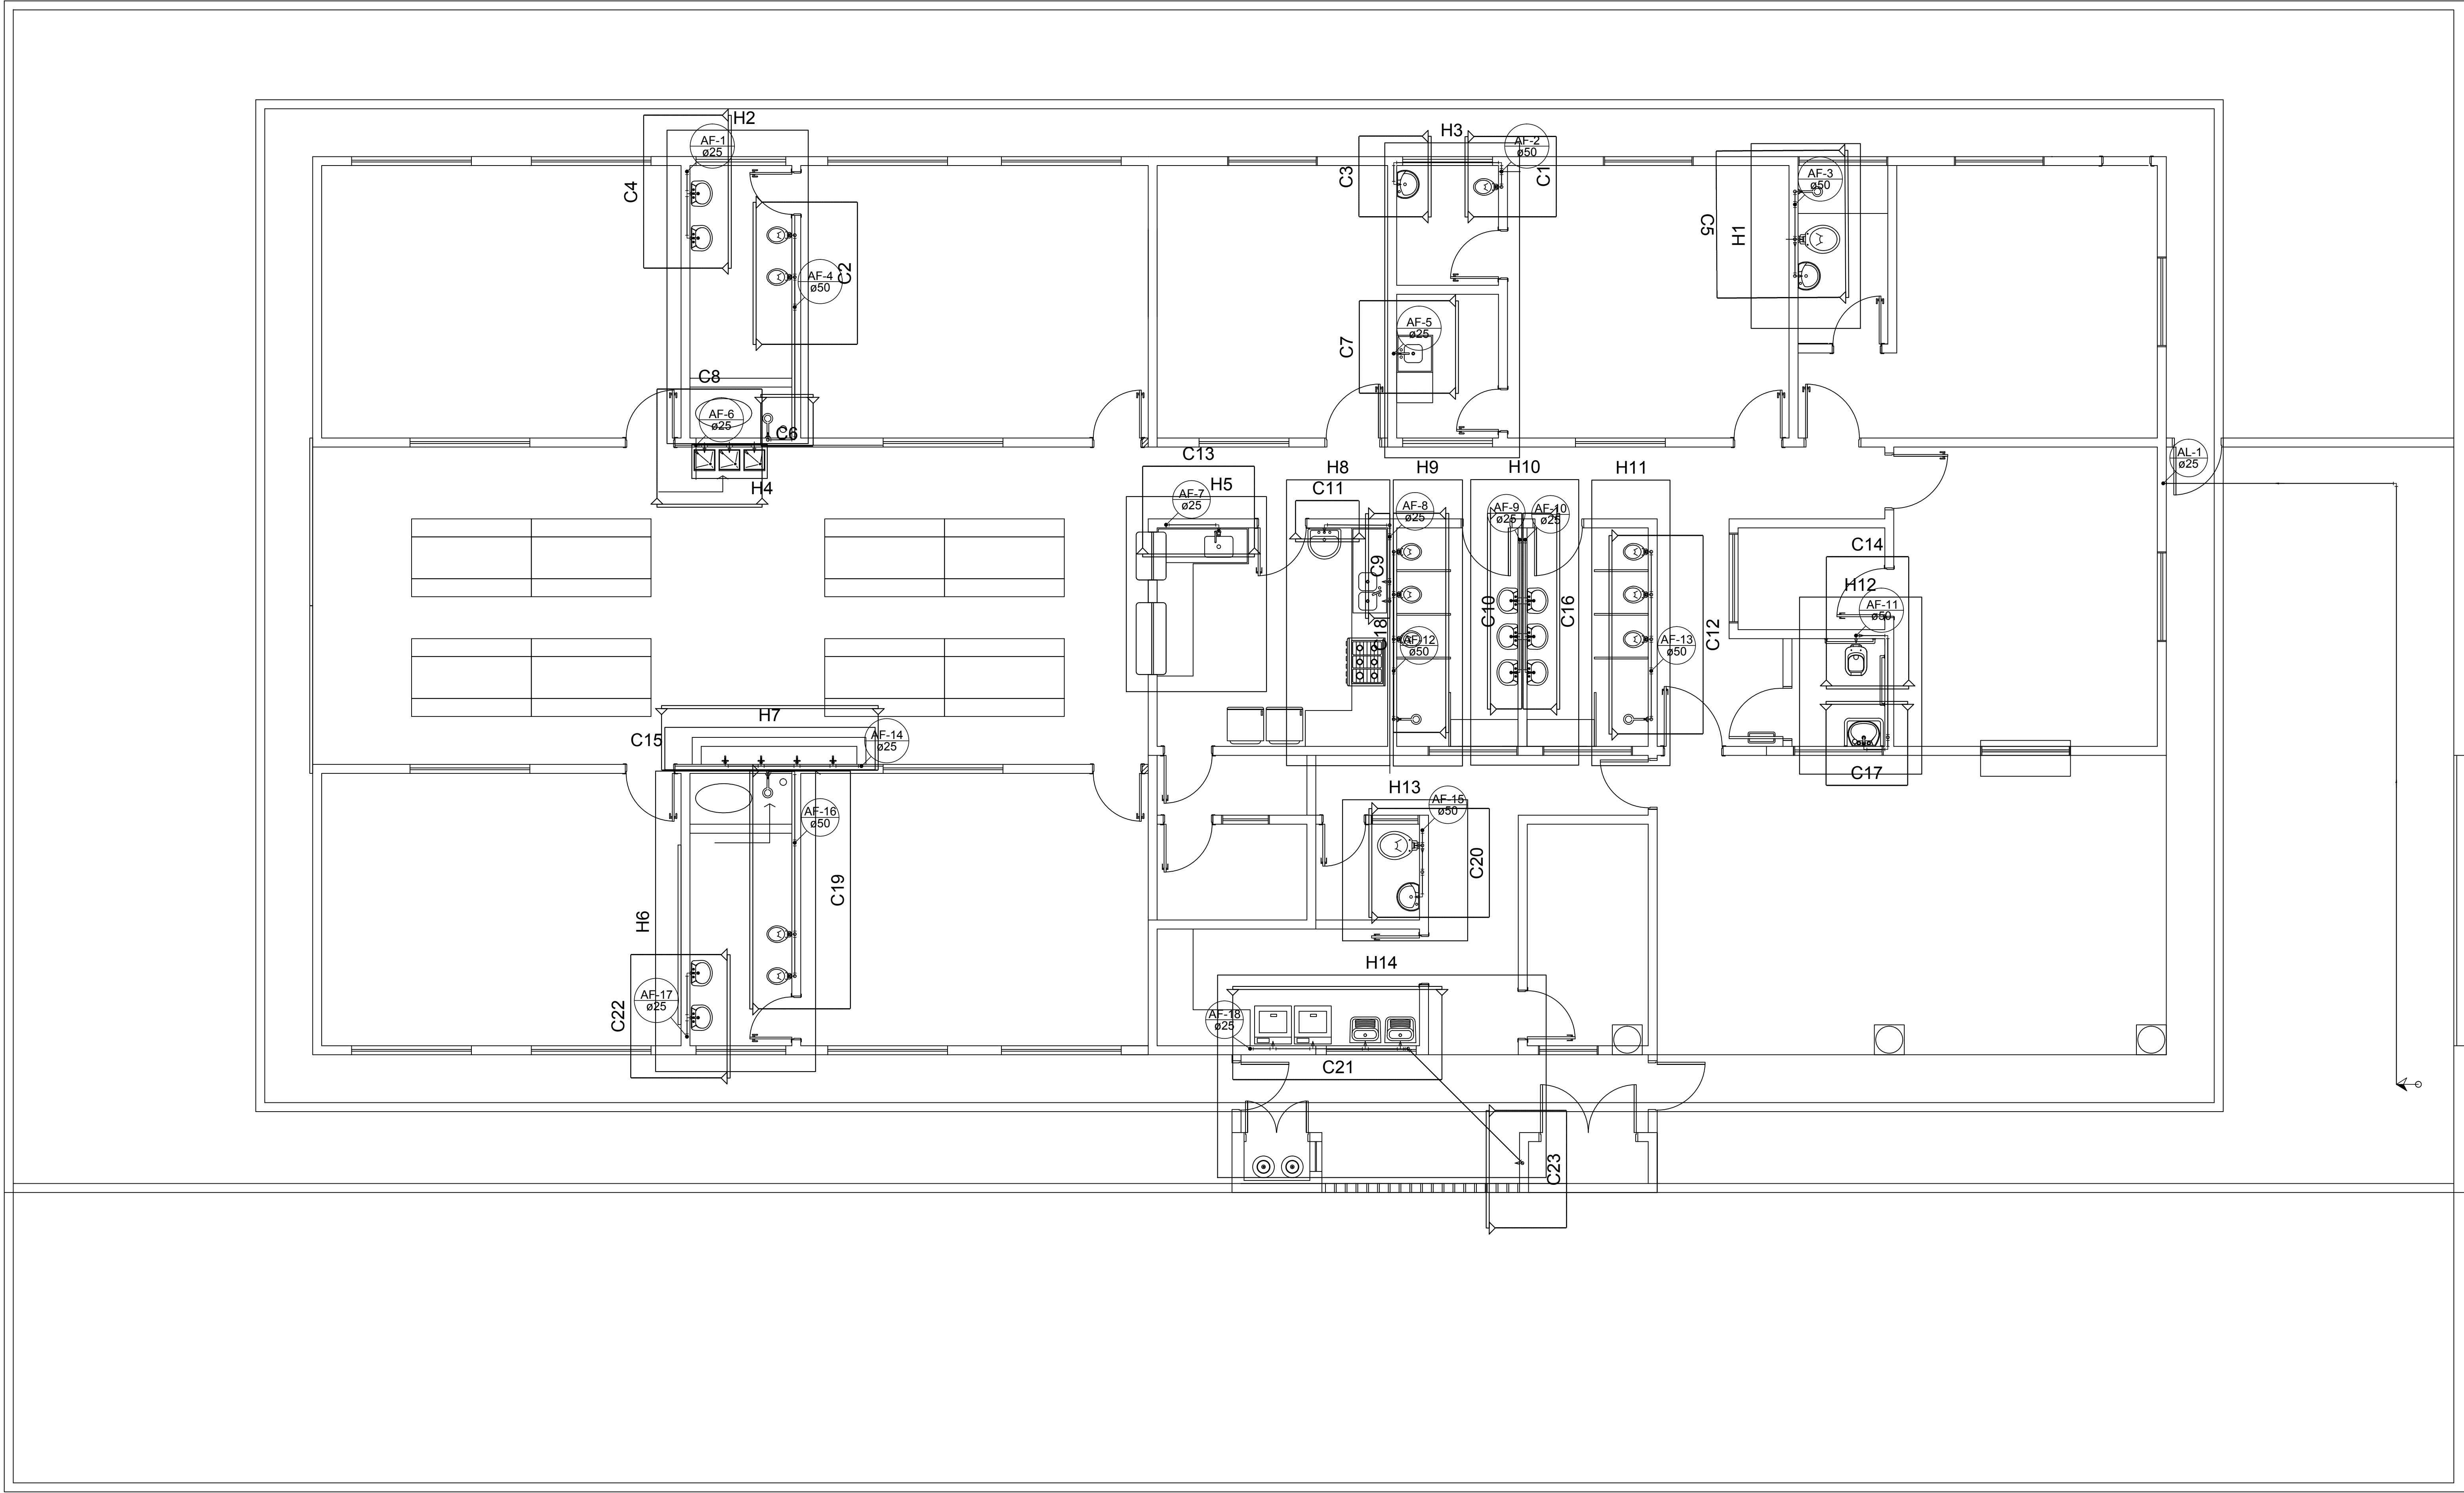
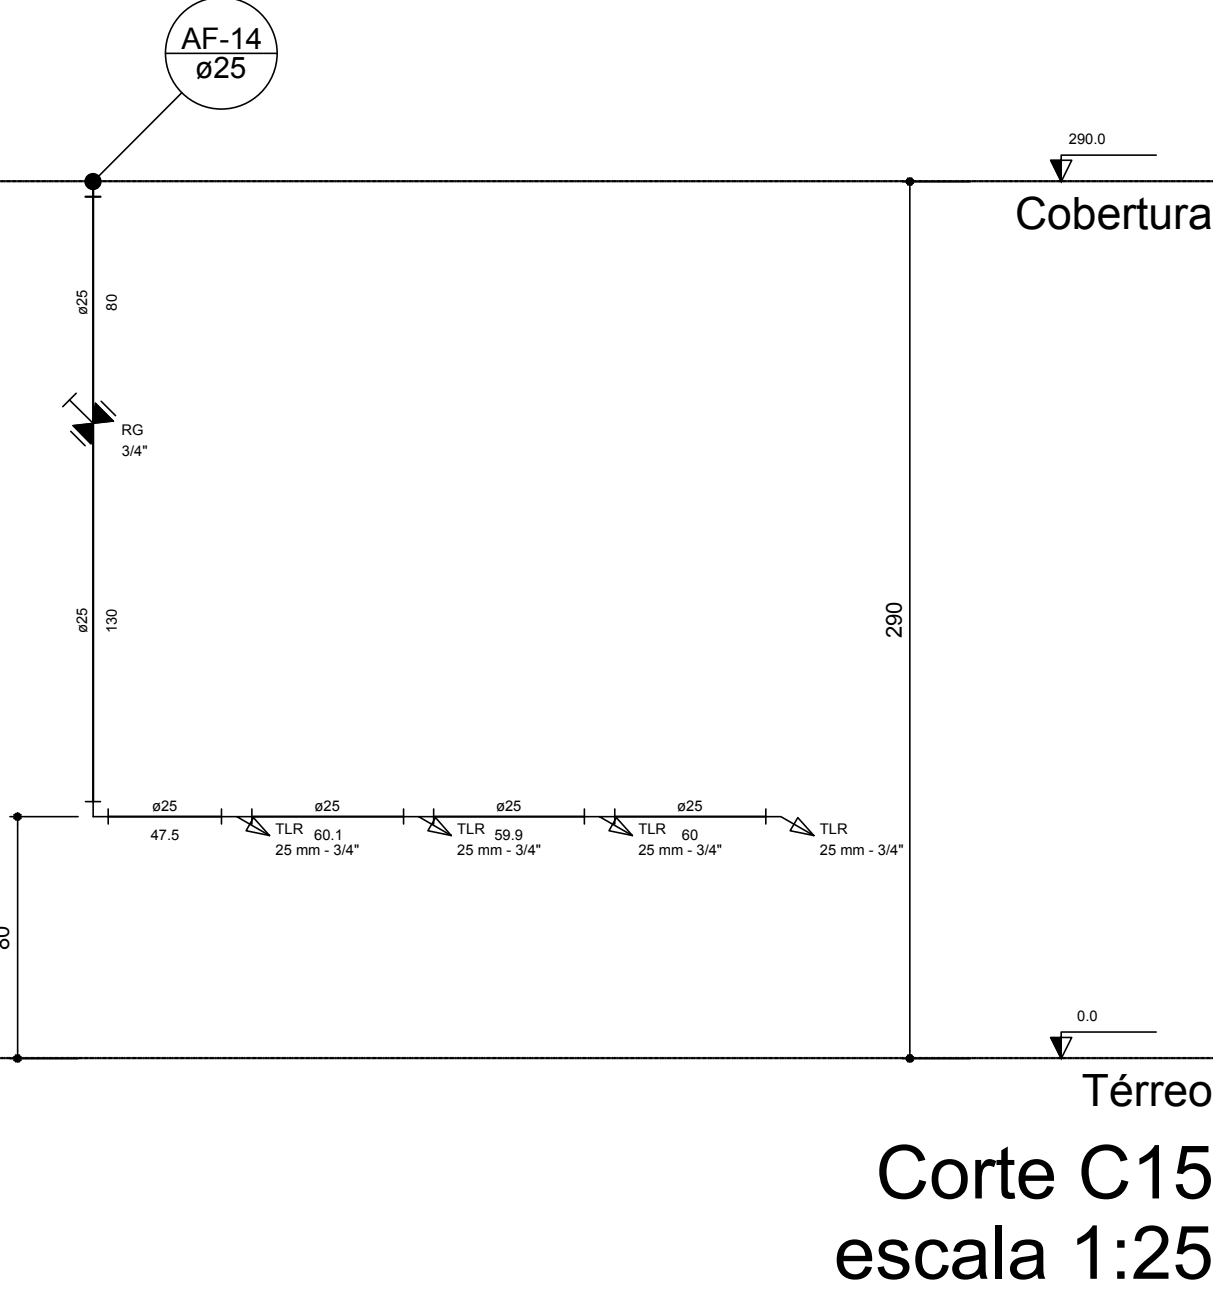
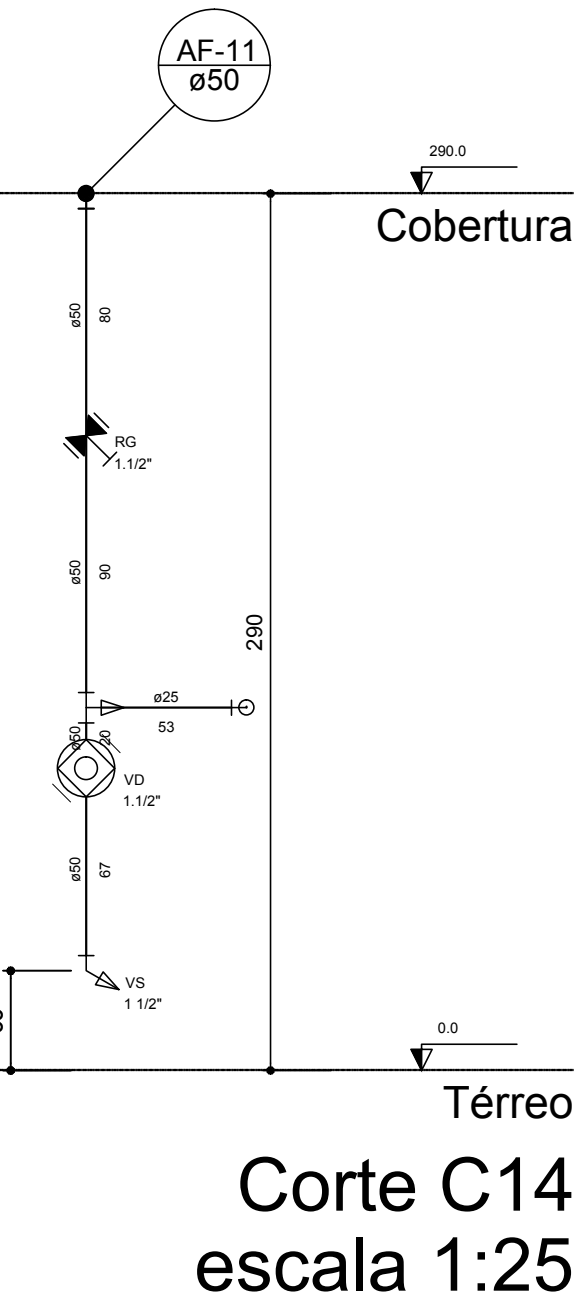
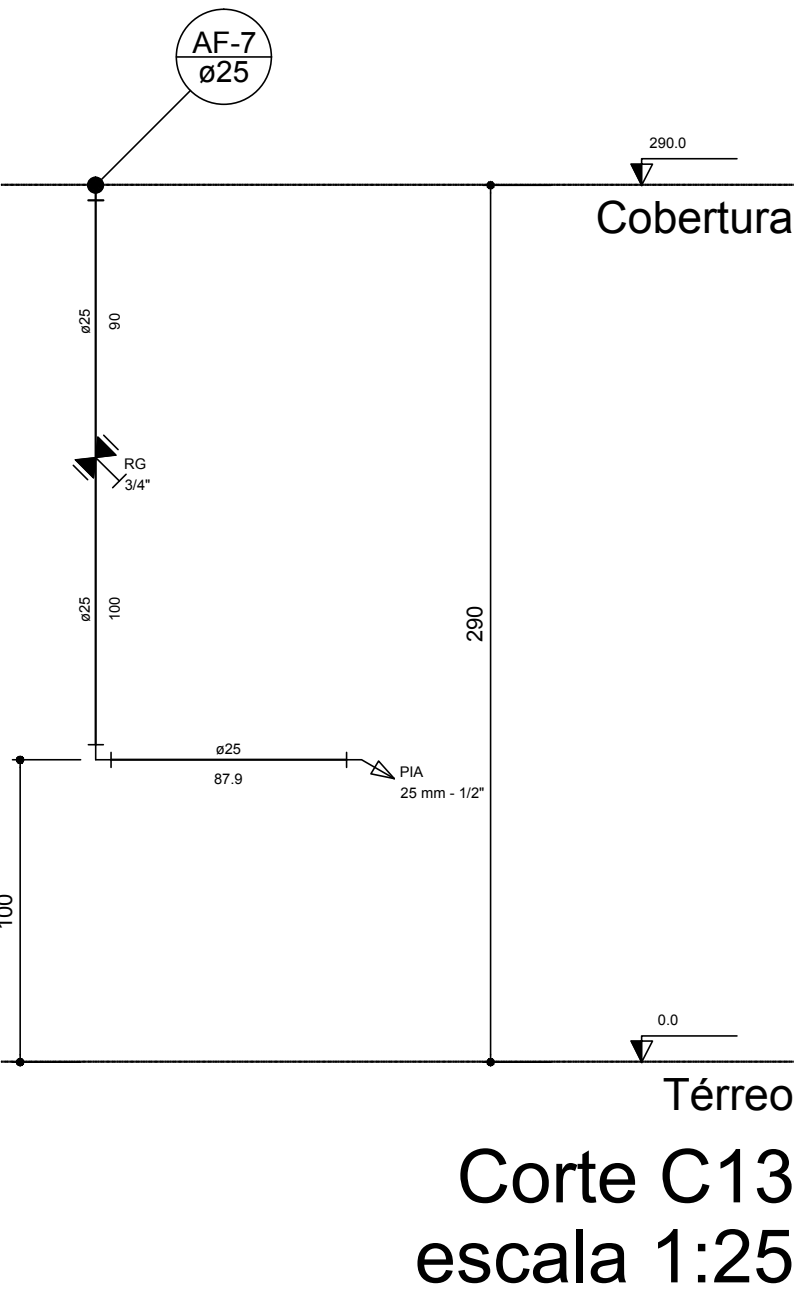
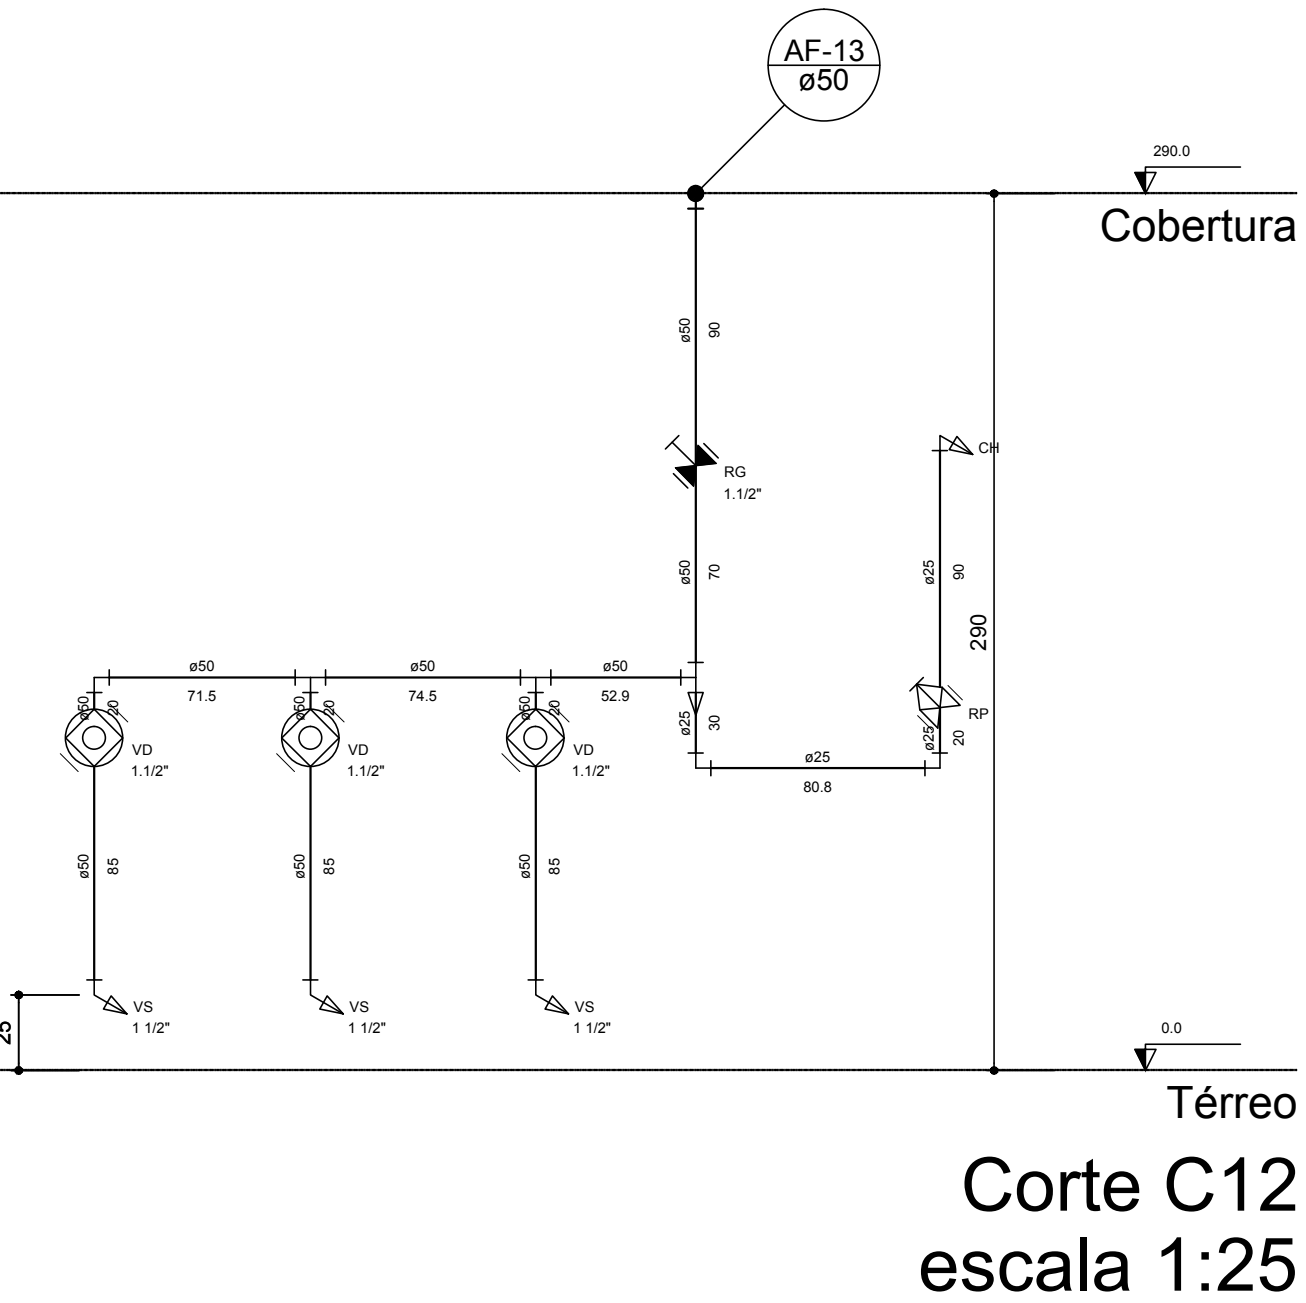
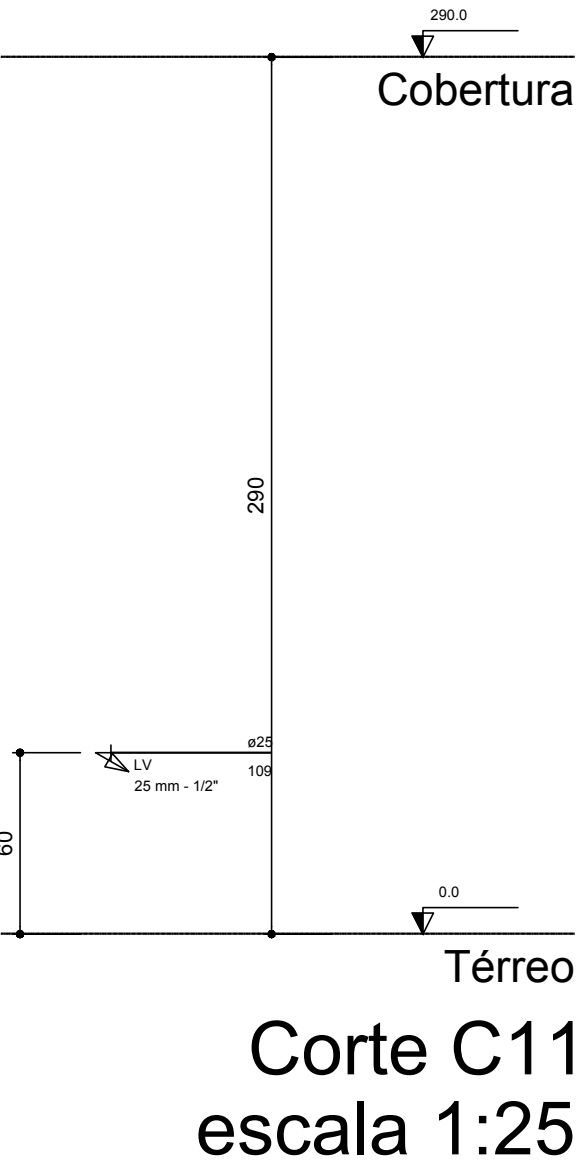


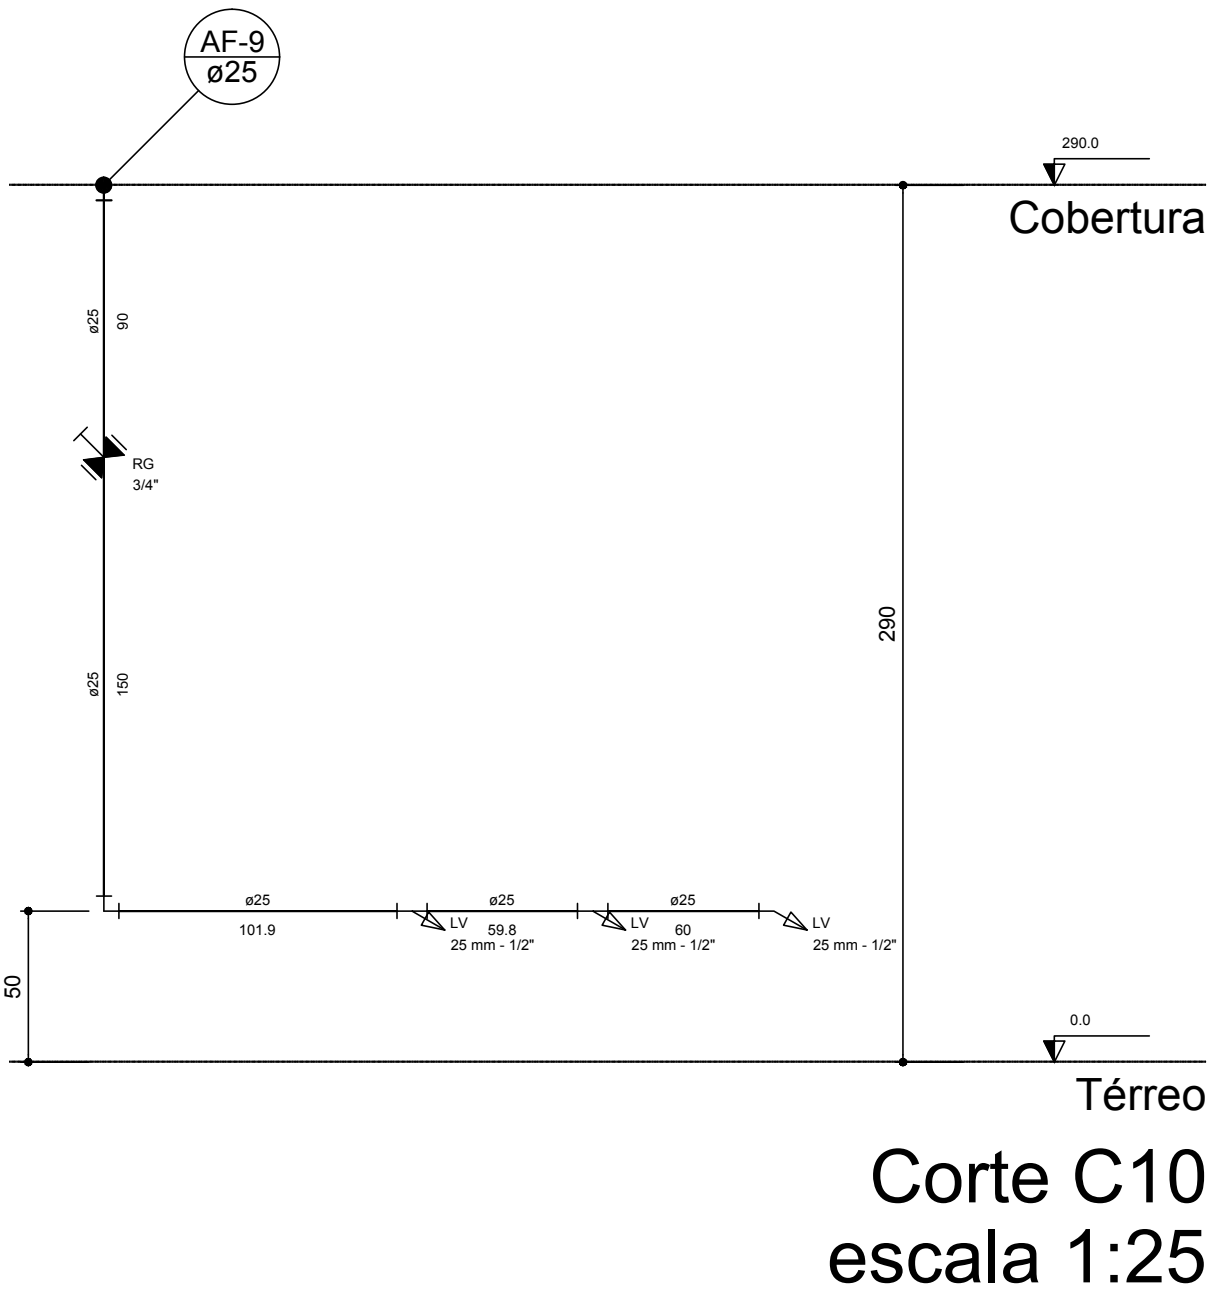

Legenda	
	Alimentador Predial
	Registro de Pressão de PVC soldável - RP
	Registro de gaveta c/canopla cromada c/PVC soldável - RG
	Valvula de descarga c/PVC soldável - VD

Legenda das indicações	
BE	Bebedouro com Te de 90° - 25 mm - 1/2"
CH	Chuveiro - 25mm x 1/2"
LV	Lavatório com joelho de 90° - 25 mm - 1/2"
MLR	Máquina de lavar roupa com Te de 90° - 25 mm - 1/2"
PIA	Pia de cozinha com joelho de 90° - 25 mm - 3/4"
RP	Registro de Pressão com PVC soldável - 25 mm - 3/4"
RG	Registro de gaveta c/canopla cromada c/PVC soldável - 1.1/2"
TLR	Tanque de lavar com Te de 90° - 25 mm - 3/4"
VD	Valvula de descarga c/PVC soldável - 1.1/2"
VS	Vaso Sanitário com valvula de descarga - 1.1/2"

Planta Baixa
escala 1:50

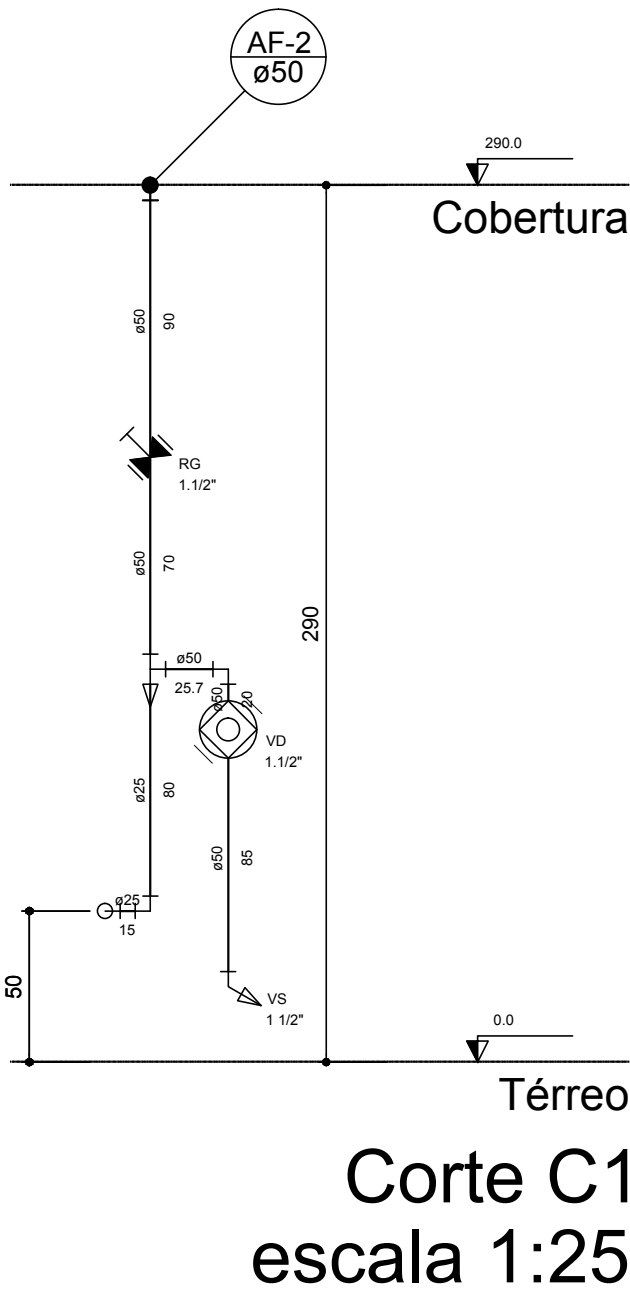

Corte C15
escala 1:25

		PREFEITURA MUNICIPAL DE PARANAGUÁ	
ADMINISTRAÇÃO DR. EDISON DE OLIVEIRA KERSTEN		SECRETARIA MUNICIPAL DE OBRAS PÚBLICAS	
TÍTULO: PROJETO DE INSTALAÇÕES PREDIAIS - ÁGUA FRIA			
OBJETO: REFORMA E AMPLIAÇÃO - CMEI ROSY MATTAR DA MAMA			
CONTEÚDO: - PLANTA BAIXA - CORTES -			
PROPRIETÁRIO: PREFEITURA MUNICIPAL DE PARANAGUÁ		AUTOR DO PROJETO: MARCO MANFREDINO DE AMARAL	
CADERNO: 001/2019		CADERNO: 001/2019	
DATA: 10/02/2019	ESCALA: 1:50	FECHADO: 10/02/2019	FECHADO: 10/02/2019
ÁREA: 480.00 m²		ÁREA: 480.00 m²	
FOLHA: 01/05		FOLHA: 01/05	