
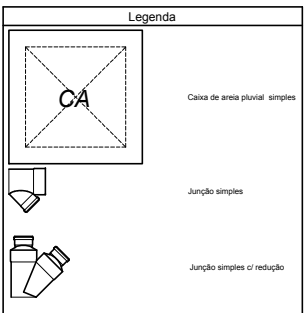


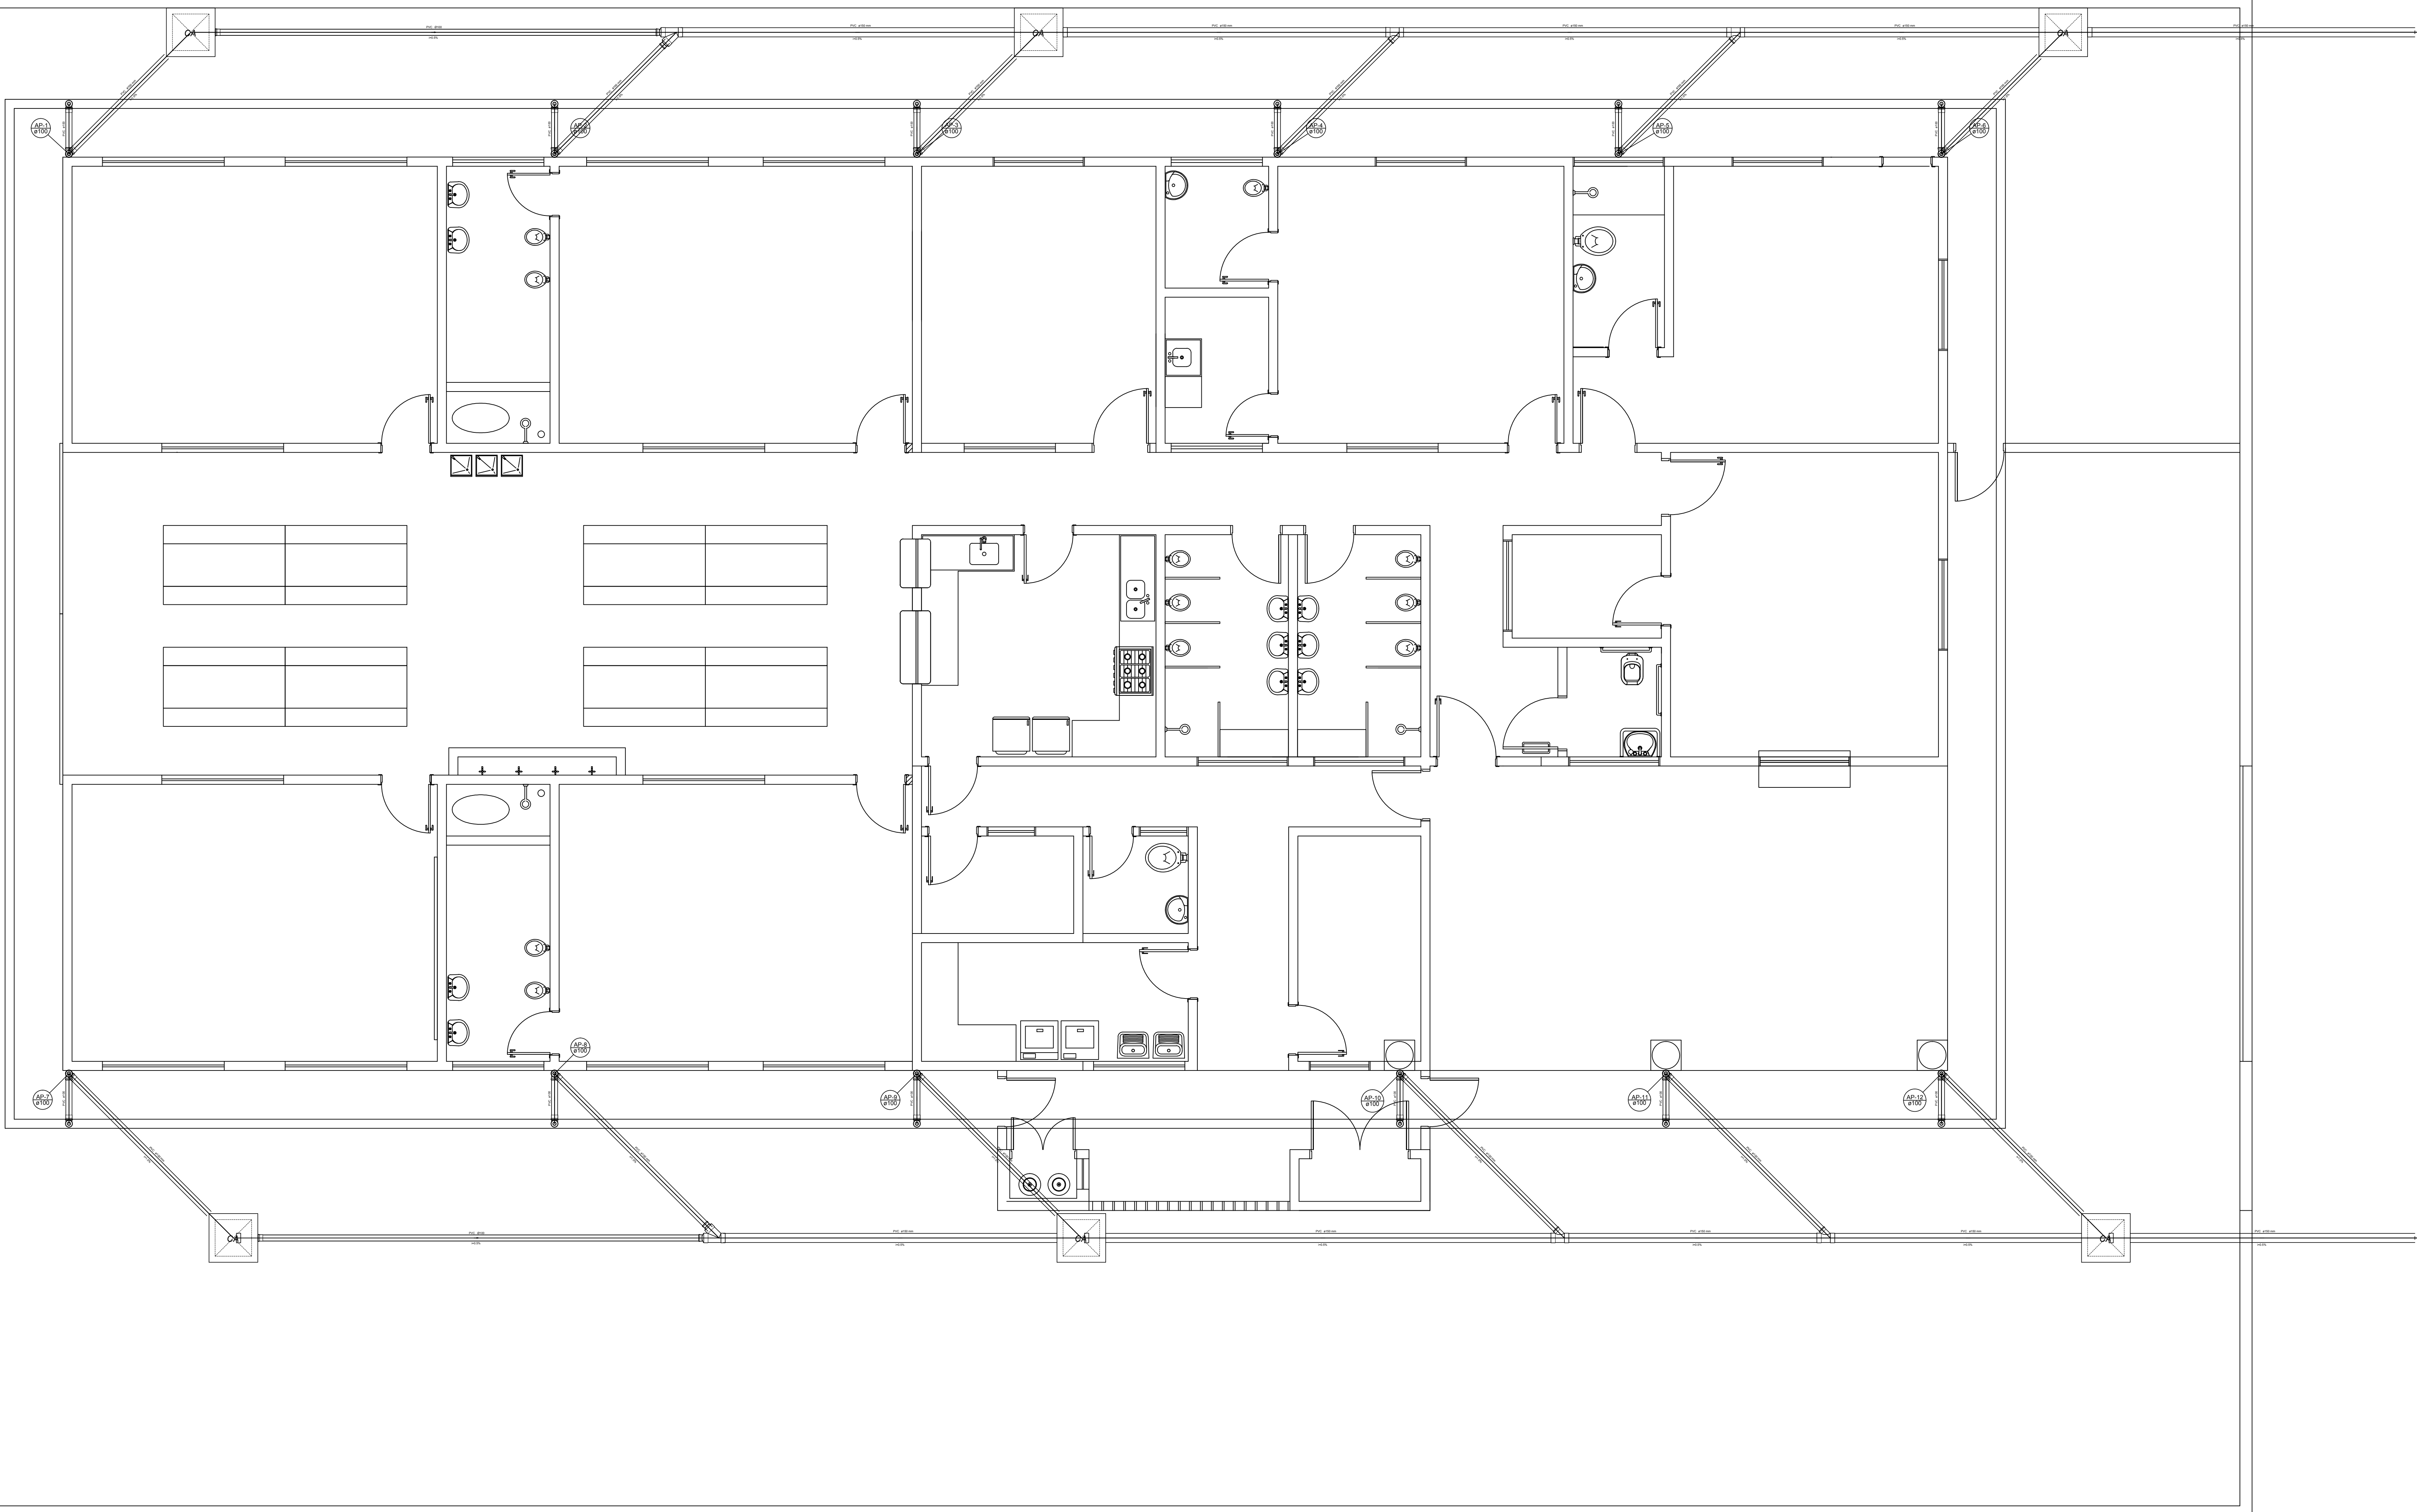

Detalhe S1
escala 1:50

									
PREFEITURA MUNICIPAL DE PARANAGUÁ									
ADMINISTRAÇÃO DR. EDISON DE OLIVEIRA KERSTEN									
SECRETARIA MUNICIPAL DE OBRAS PÚBLICAS									
TÍTULO									
PROJETO DE INSTALAÇÕES PREDIAIS - ÁGUA PLUVIAL									
DATA									
REFORMA E AMPLIAÇÃO - CMEI ROSY MATTAR DA MATA									
CONTEÚDO									
- PLANTA BAIXA - DETALHE S1 -									
PROPRIETÁRIO					AUTOR DO PROJETO				
PREFEITURA MUNICIPAL DE PARANAGUÁ					NARCISO MANOEL DO AMARANTE				
CALLE, 13.037-00000-15					CALLE, 13.037-00000-15				
DATA	JAN/2021	ESCALA	1:50	DESENHO	Nome	ÁREA	482,90 m²	PROJADA	02/02