


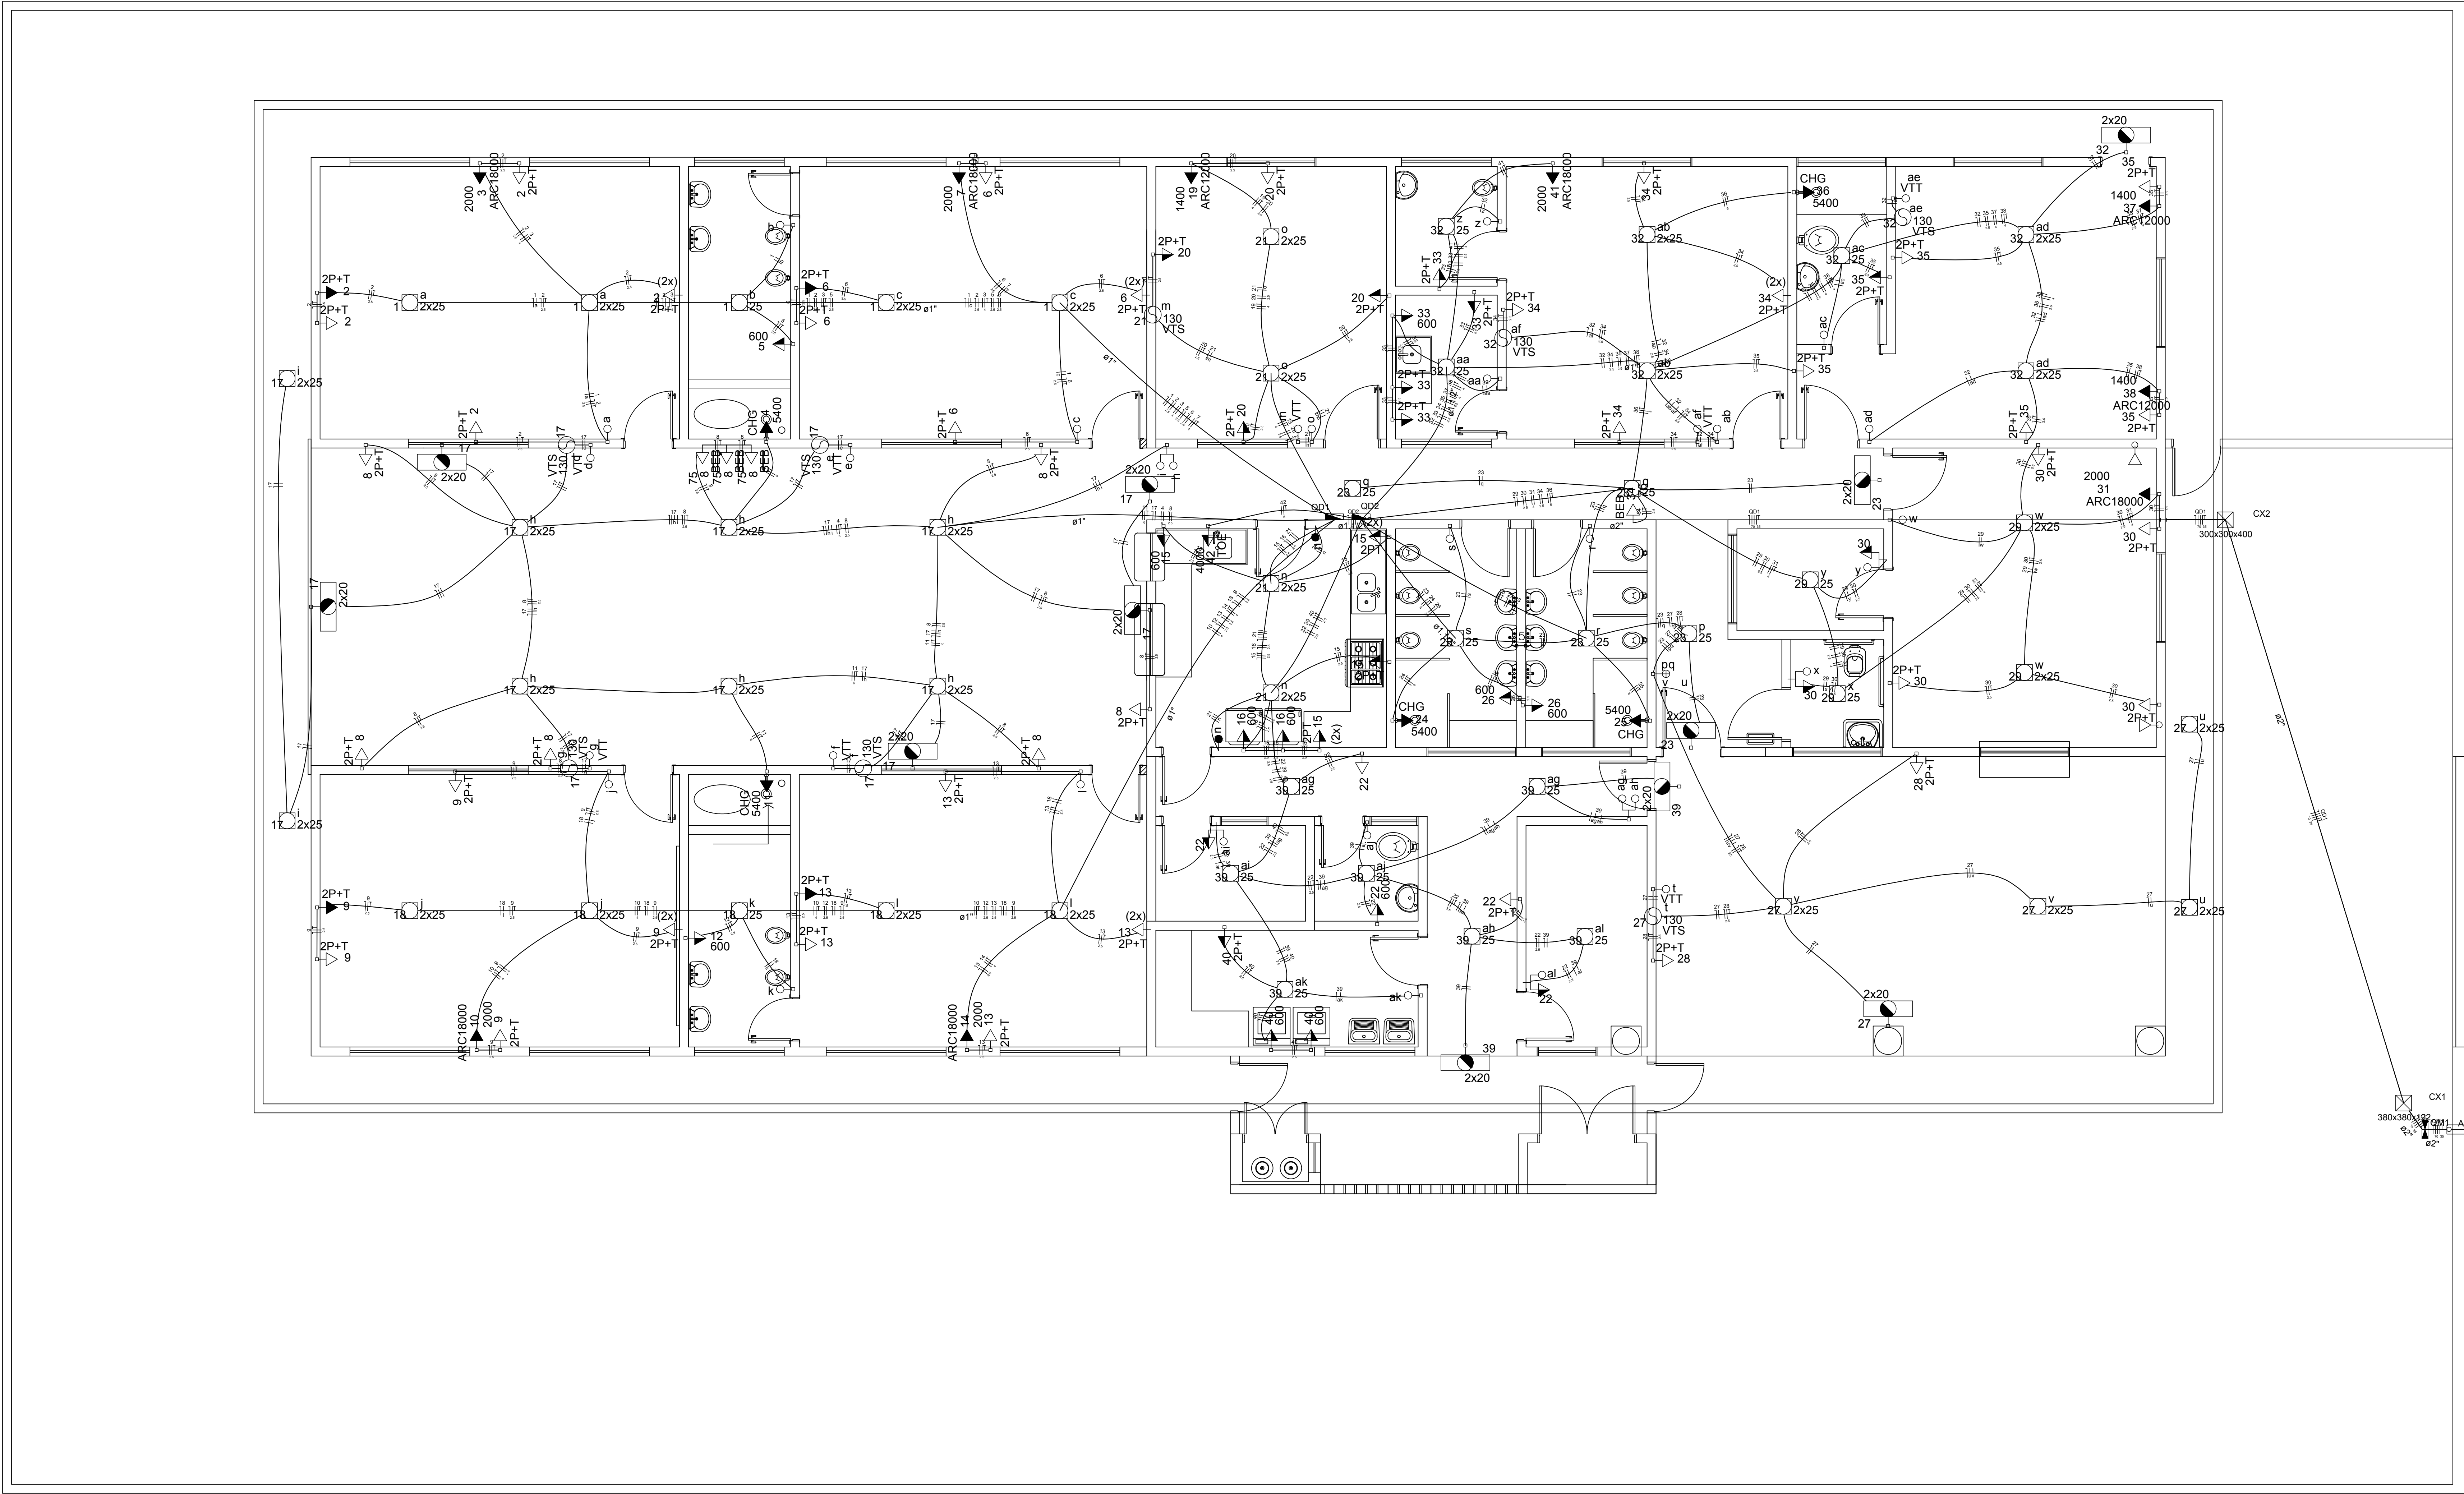

Legenda	
	1 tecla simples & 1 tomada - 1,10m do piso
	1 tecla simples & 1 tomada 2P+T - 1,10m do piso
	Bloco autônomo ilum. emergência a 2,20m do piso
	Caixa de medição embutir a 1,50m do piso
	Caixa de passagem de embutir no piso
	Entrada de serviço aérea
	Interruptor paralelo 1 tecla - 1,10m do piso
	Interruptor simples 1 tecla - 1,10m do piso
	Interruptor simples 2 teclas - 1,10m do piso
	Interruptor simples 4 teclas - 1,10m do piso
	Luminária spot pl floor, compacta c/ reator - sobrepor
	Placa 2"x4" a 1,10m do piso
	Ponto 2P+T a 2,20m do piso
	Ponto 2P+T a 1,10m do piso
	Quadro de distribuição - sobrepor a 1,50m do piso
	Tomada hexagonal (NBR 14136) - 2P+T 10 A a 0,30m do piso
	Tomada hexagonal (NBR 14136) - 2P+T 10 A a 1,10m do piso
	Tomada hexagonal (NBR 14136) - 2P+T 20 A a 2,20m do piso
	Tomada telefone 4P a 0,30m do piso
	Tomada universal (2) (2P+T a 1,10m do piso
	Tomada universal (2) (2P+T a 0,30m do piso
	Tomada universal 2P+T a 1,10m do piso
	Tomada universal 2P+T a 2,20m do piso
	Ventilador na parede

PLANTA BAIXA
escala 1:50