




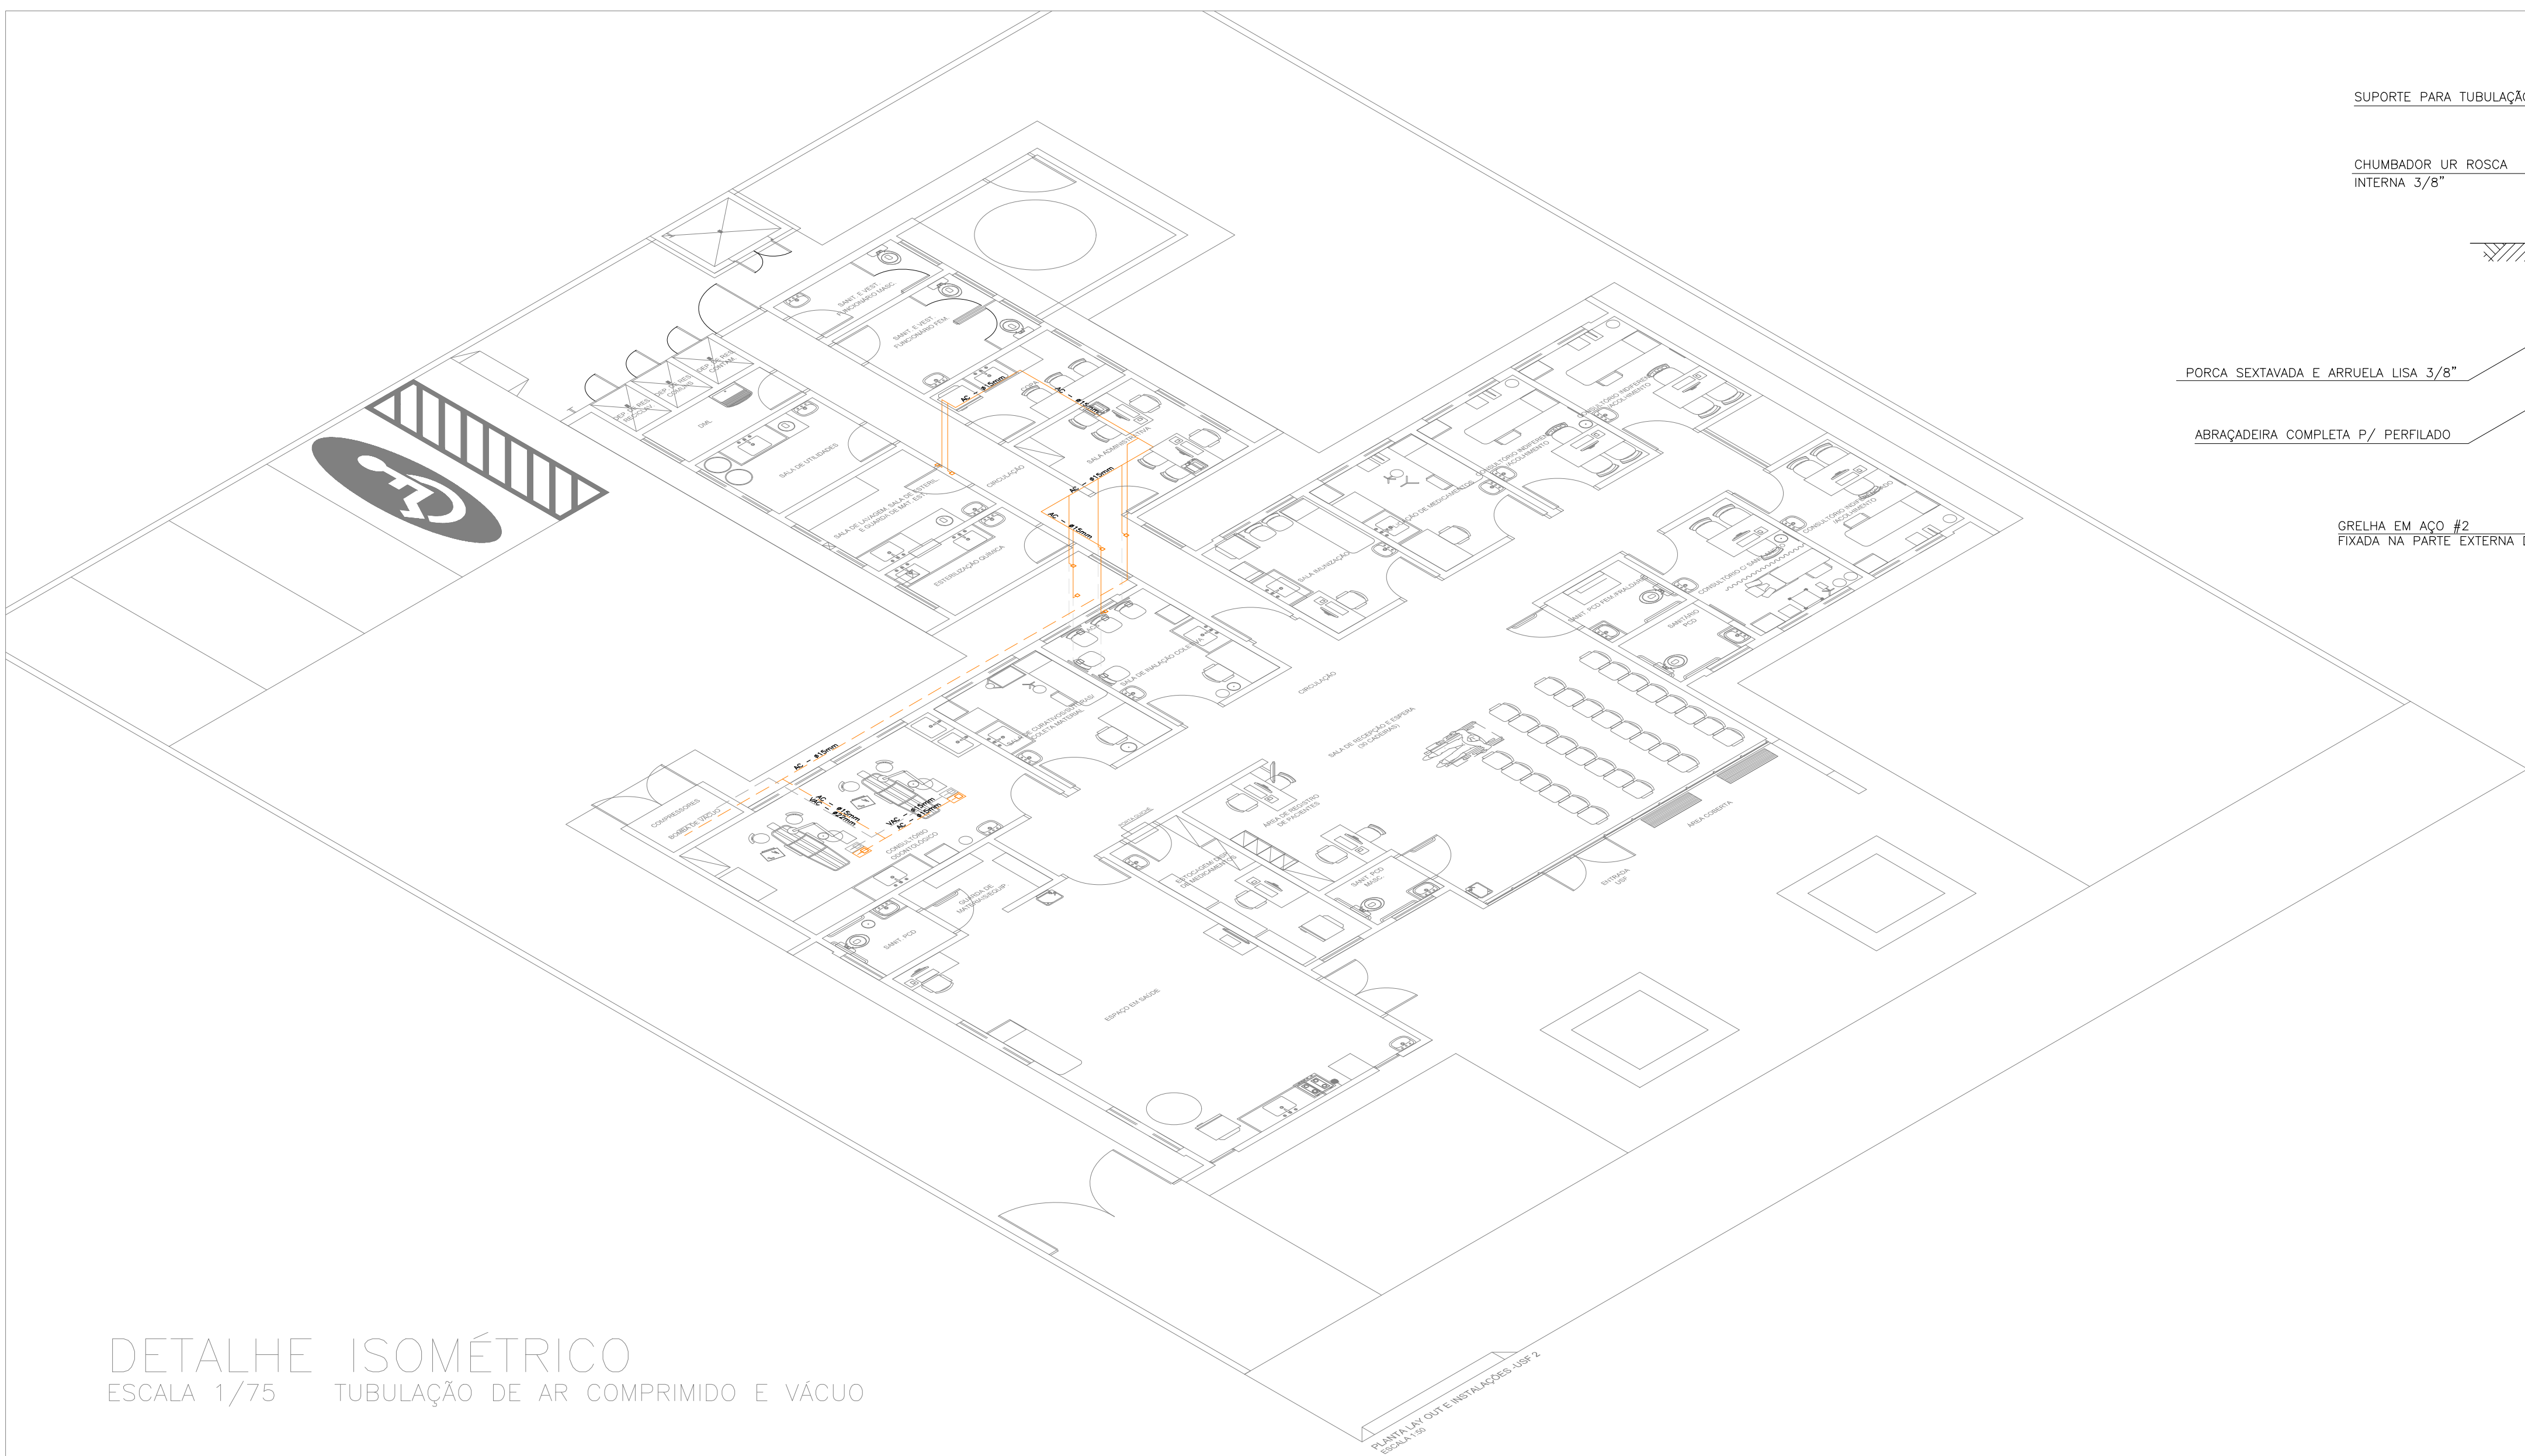


DETALHE ISOMÉTRICO
ESCALA 1/75 TUBULAÇÃO DE AR COMPRIMIDO E VÁCUO

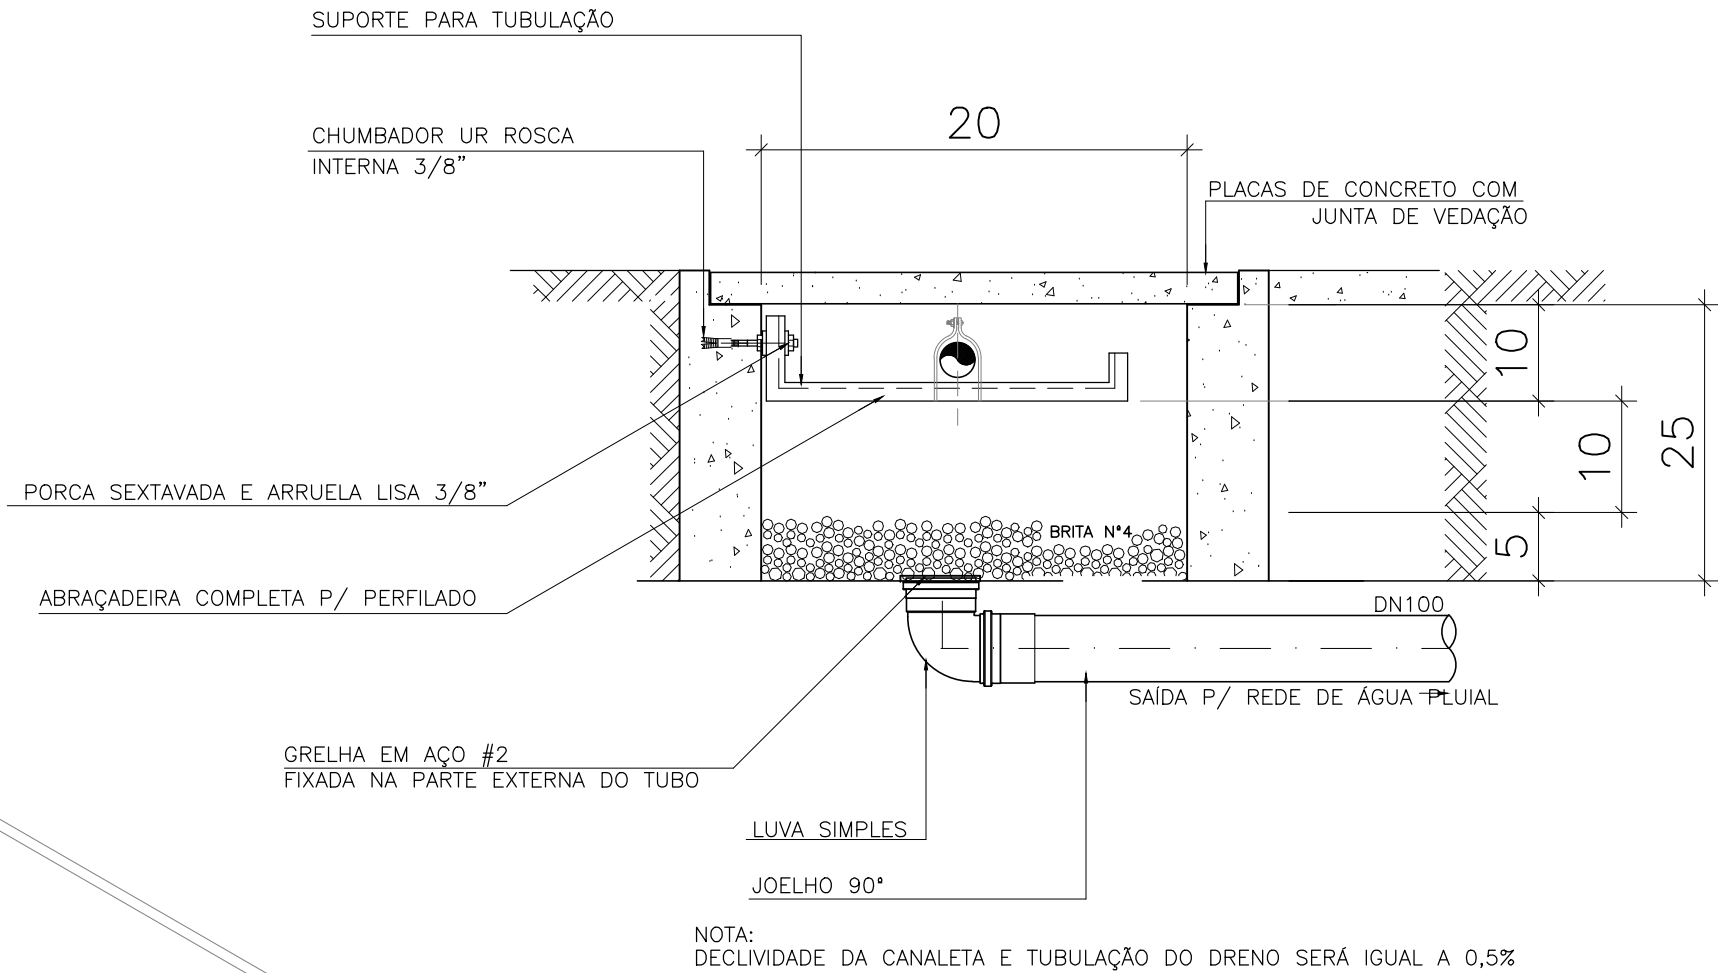


DETALHE: CANALETA PARA TUBOS DE GASES

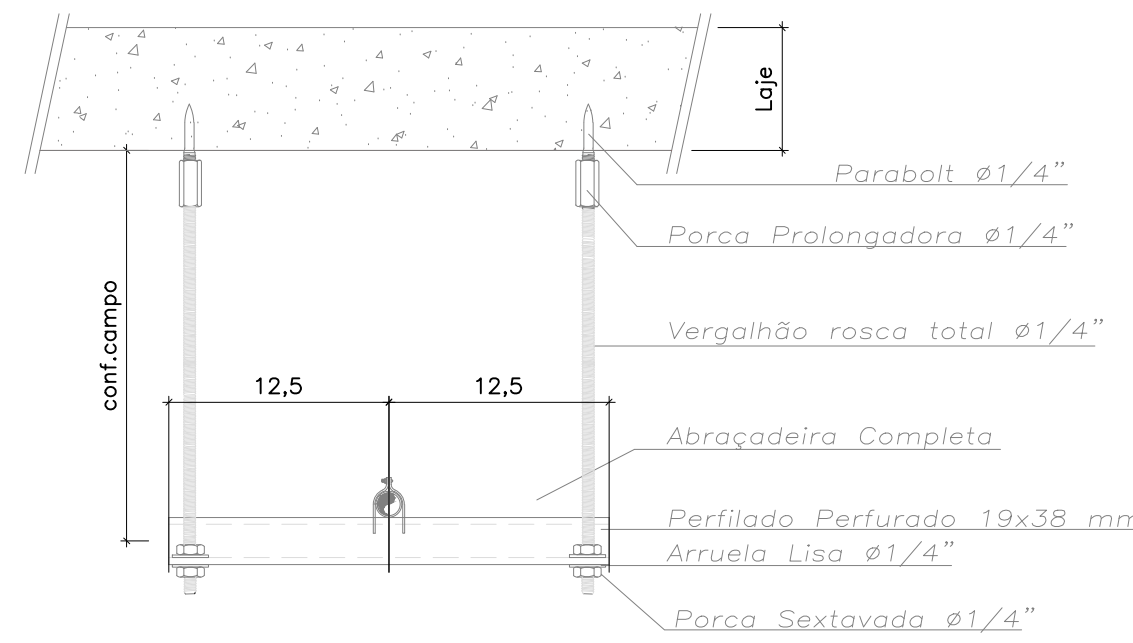

DETALHE DA SUPORTAÇÃO
SEM ESCALA

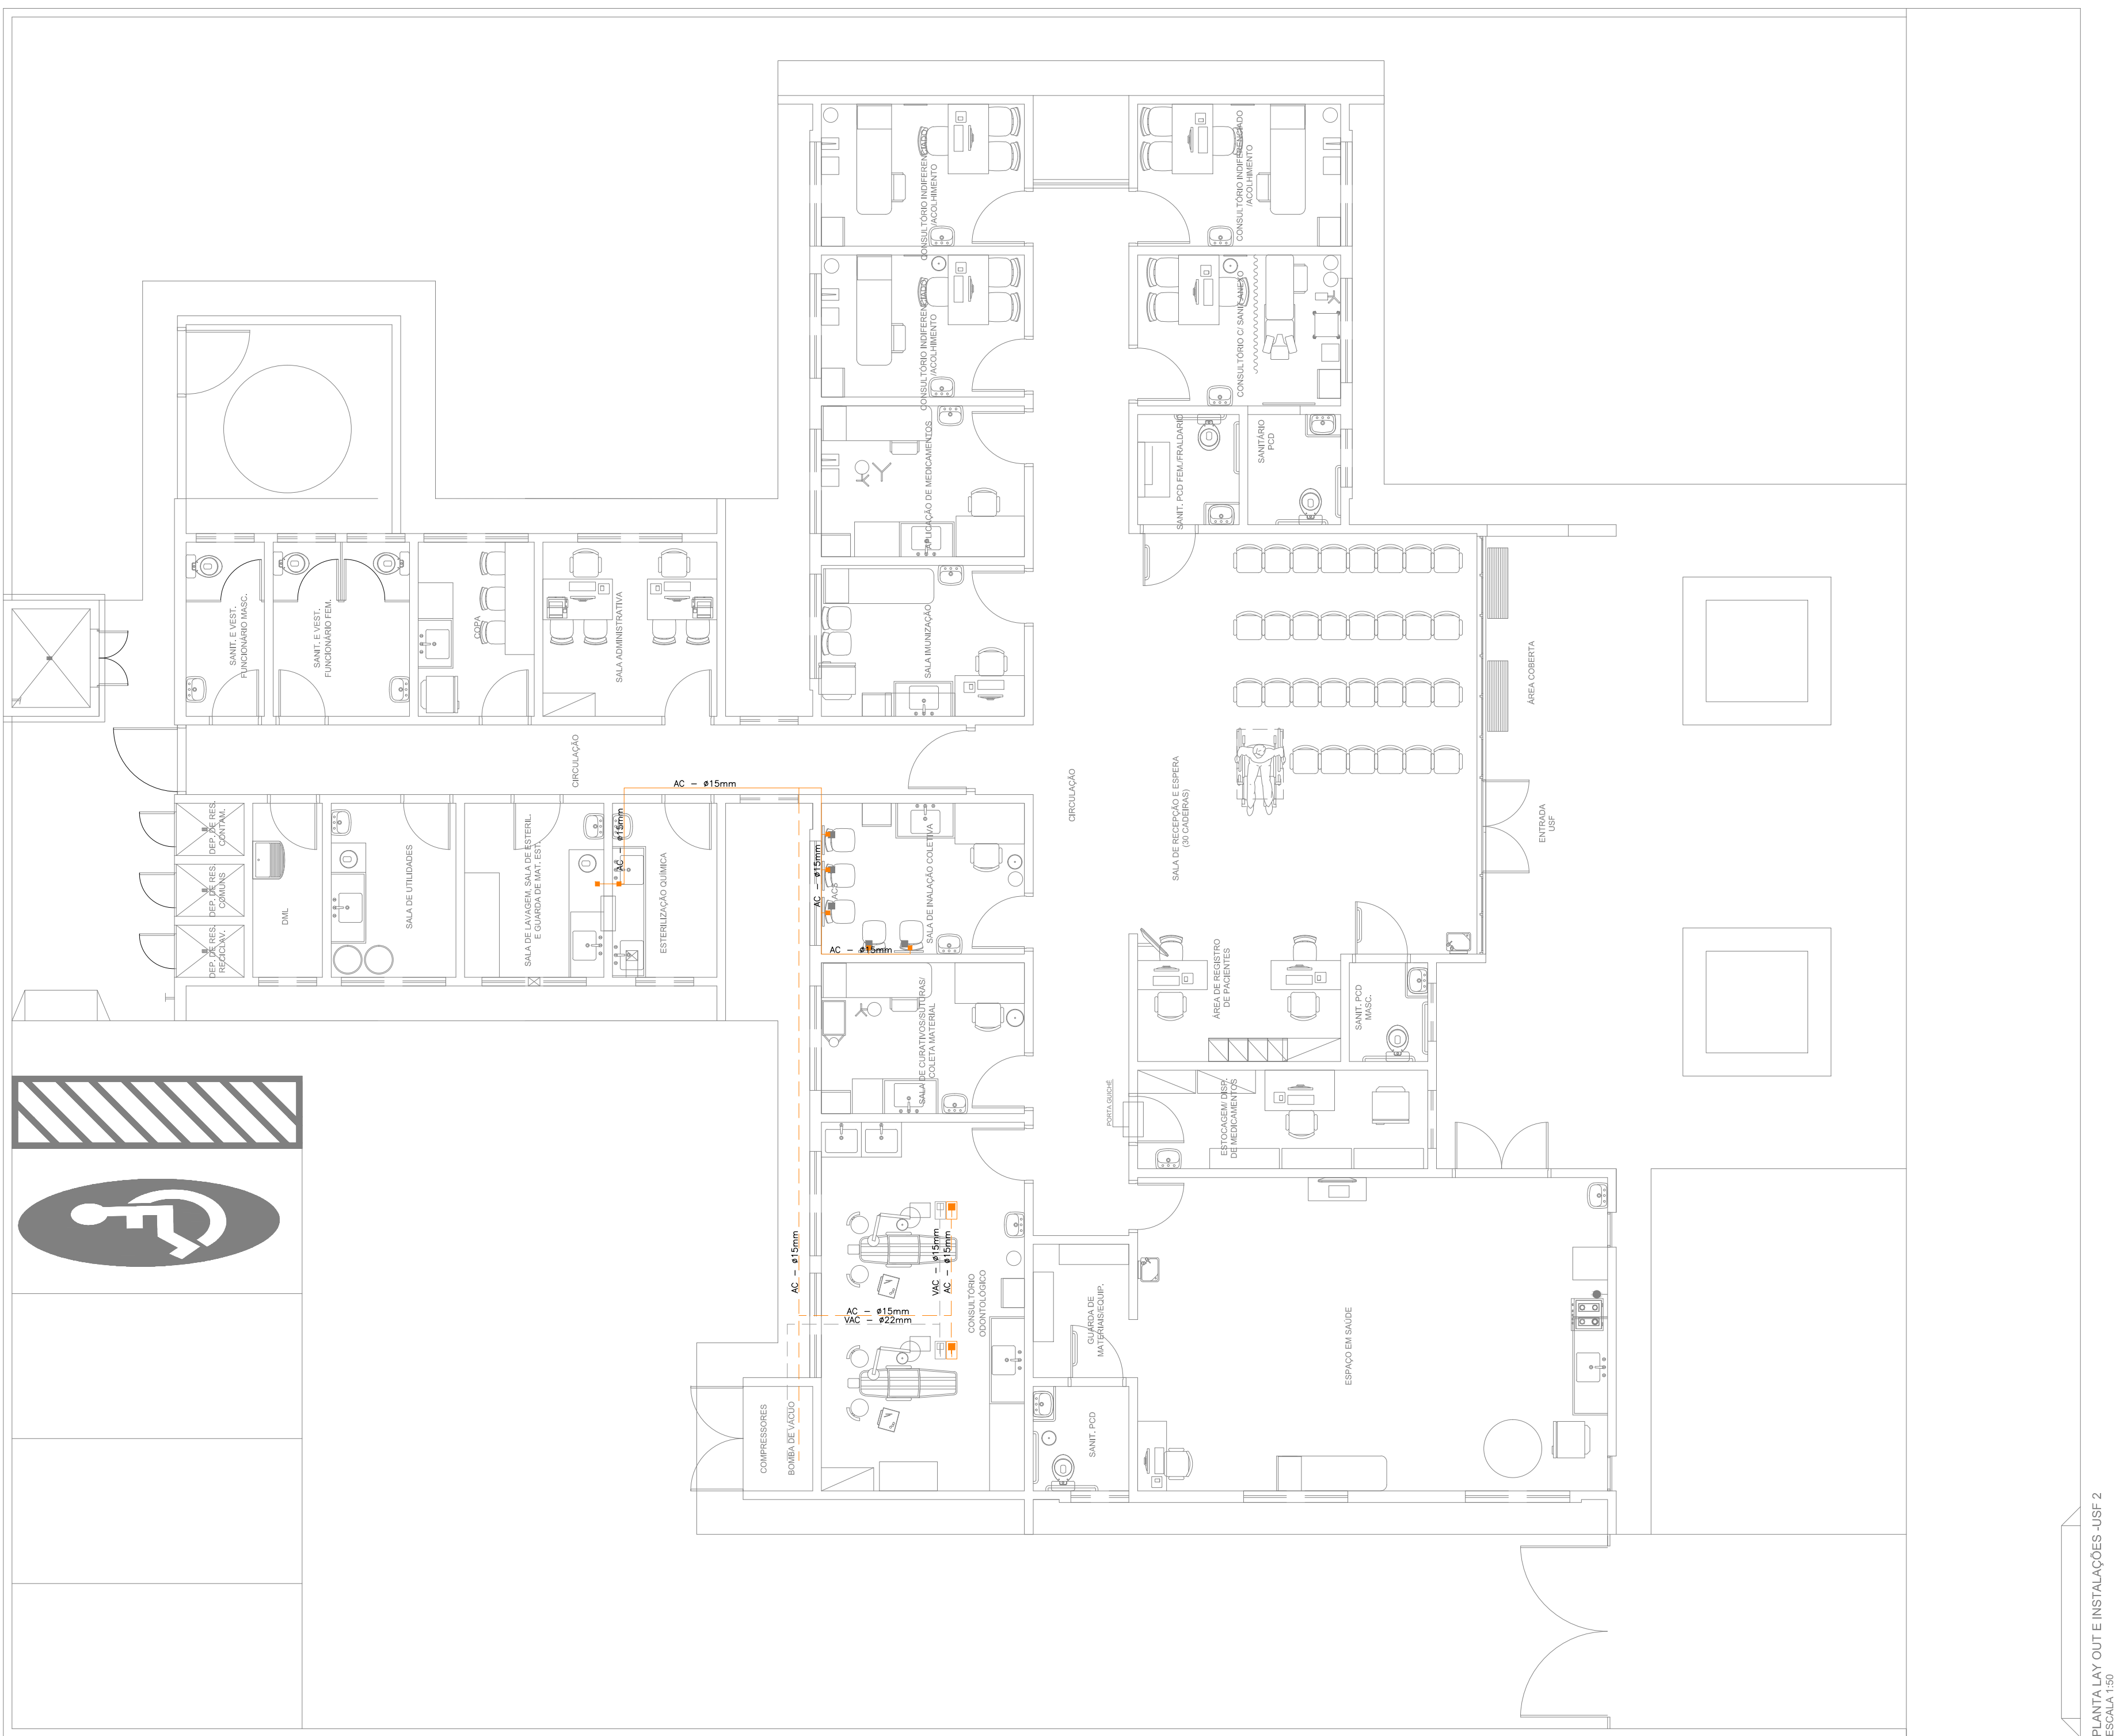

PLANTA BAIXA
ESCALA 1/75 TUBULAÇÃO DE AR COMPRIMIDO E VÁCUO

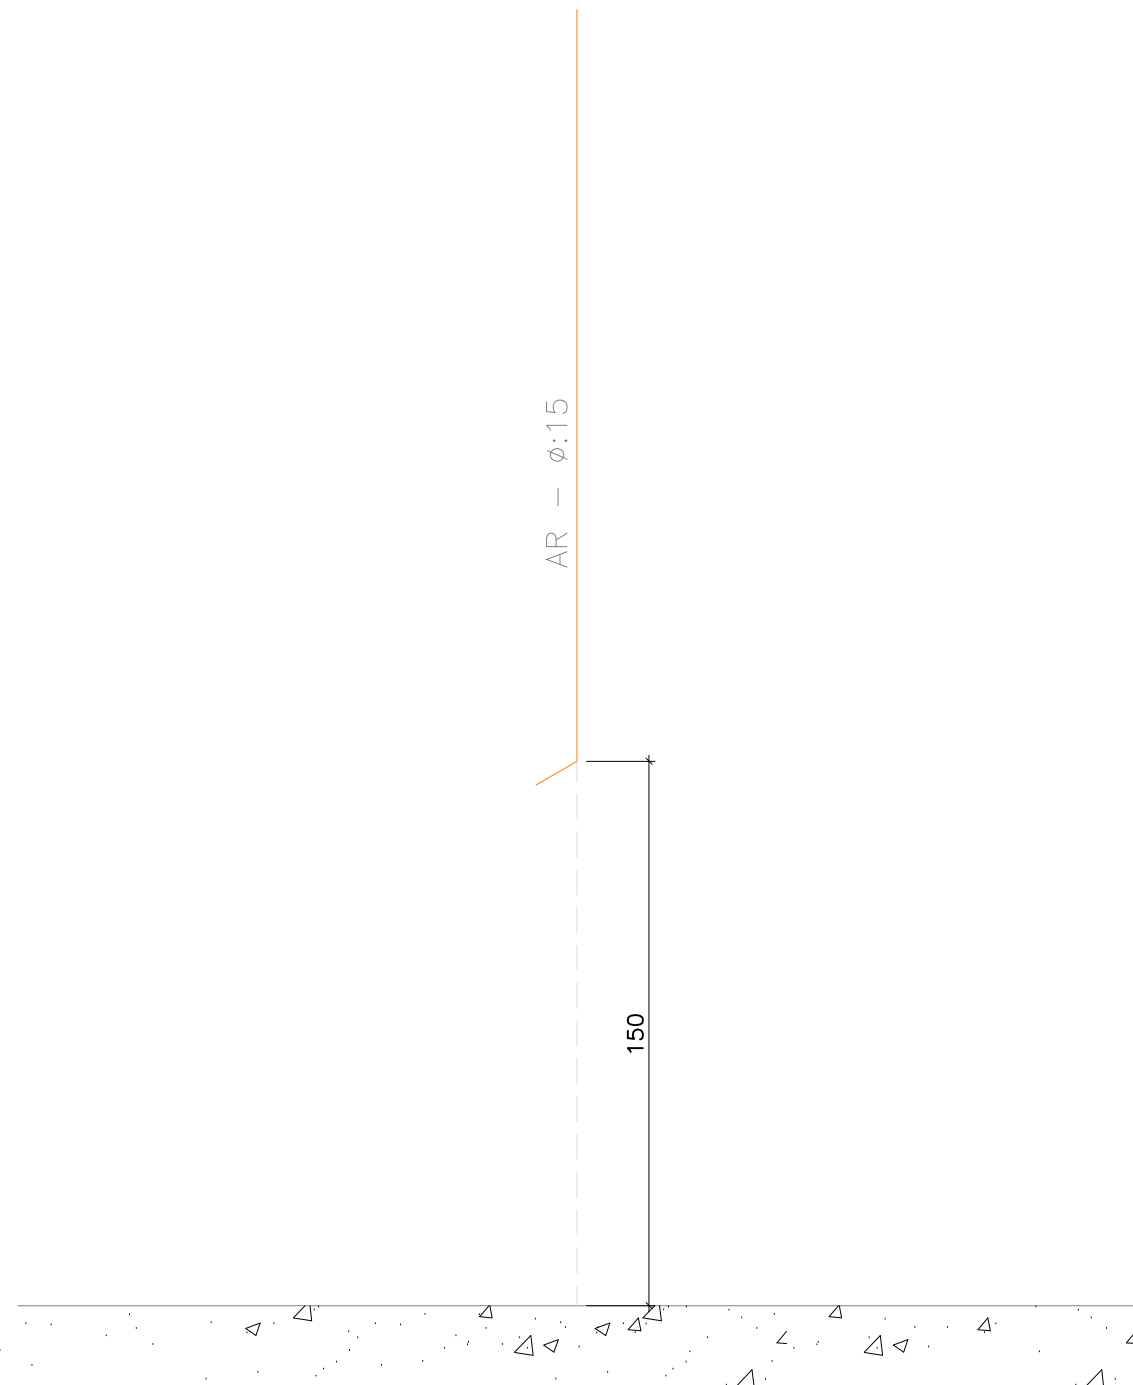

VISTA FRONTAL
S/ ESC. PONTO DE CONSUMO

Instalações Elétricas e Mecânicas

- PONTO DE AR COMPRIMIDO MEDICINAL EMBUTIDO (1,50 M DO PISO ACABADO)
- PONTO DE AR COMPRIMIDO MEDICINAL EMBUTIDO NO PISO
- PONTO DE VÁCUO EMBUTIDO NO PISO
- TUBULAÇÃO DE VÁCUO
- TUBULAÇÃO DE AR COMPRIMIDO MEDICINAL

 		GOVERNO DO ESTADO DO PARANÁ SEIL - SECRETARIA DE INFRAESTRUTURA E LOGÍSTICA PARANÁ EDIFICAÇÕES GERÊNCIA DE PROJETOS	
PROPRIETÁRIO	GOVERNO DO PARANÁ	MUNICÍPIO	CURITIBA
OBRA	UNIDADE DE SAÚDE DA FAMÍLIA - PONTO 2	ESCRITÓRIO REGIONAL	
LOCAL	UNIDADE PADRÃO PARA O ESTADO DO PARANÁ	TIPO	CONSTRUÇÃO
AUTOR DO PROJETO / REGISTRO PROJ	ROBERTO SILVA CBO 4120101-0001-0001-0001	PROJETO	TUB. DE AR COMPRIMIDO E VÁCUO
RESPONSÁVEL TÉCNICO / REGISTRO PROJ	ROBERTO SILVA CBO 4120101-0001-0001-0001	REFERÊNCIA	PLANTA BAIXA E LAY OUT
		DESENHO	OSWALDO LIMA
PROJETO E EXECUÇÃO DE INSTALAÇÕES DE GASES MEDICINAIS		DATA	MARÇO 2014
Rua: ...		ESCALA DO DESENHO	1/75
FONE: ...		ARQUIVO	HID_P8_USF.2

HID
01 01