



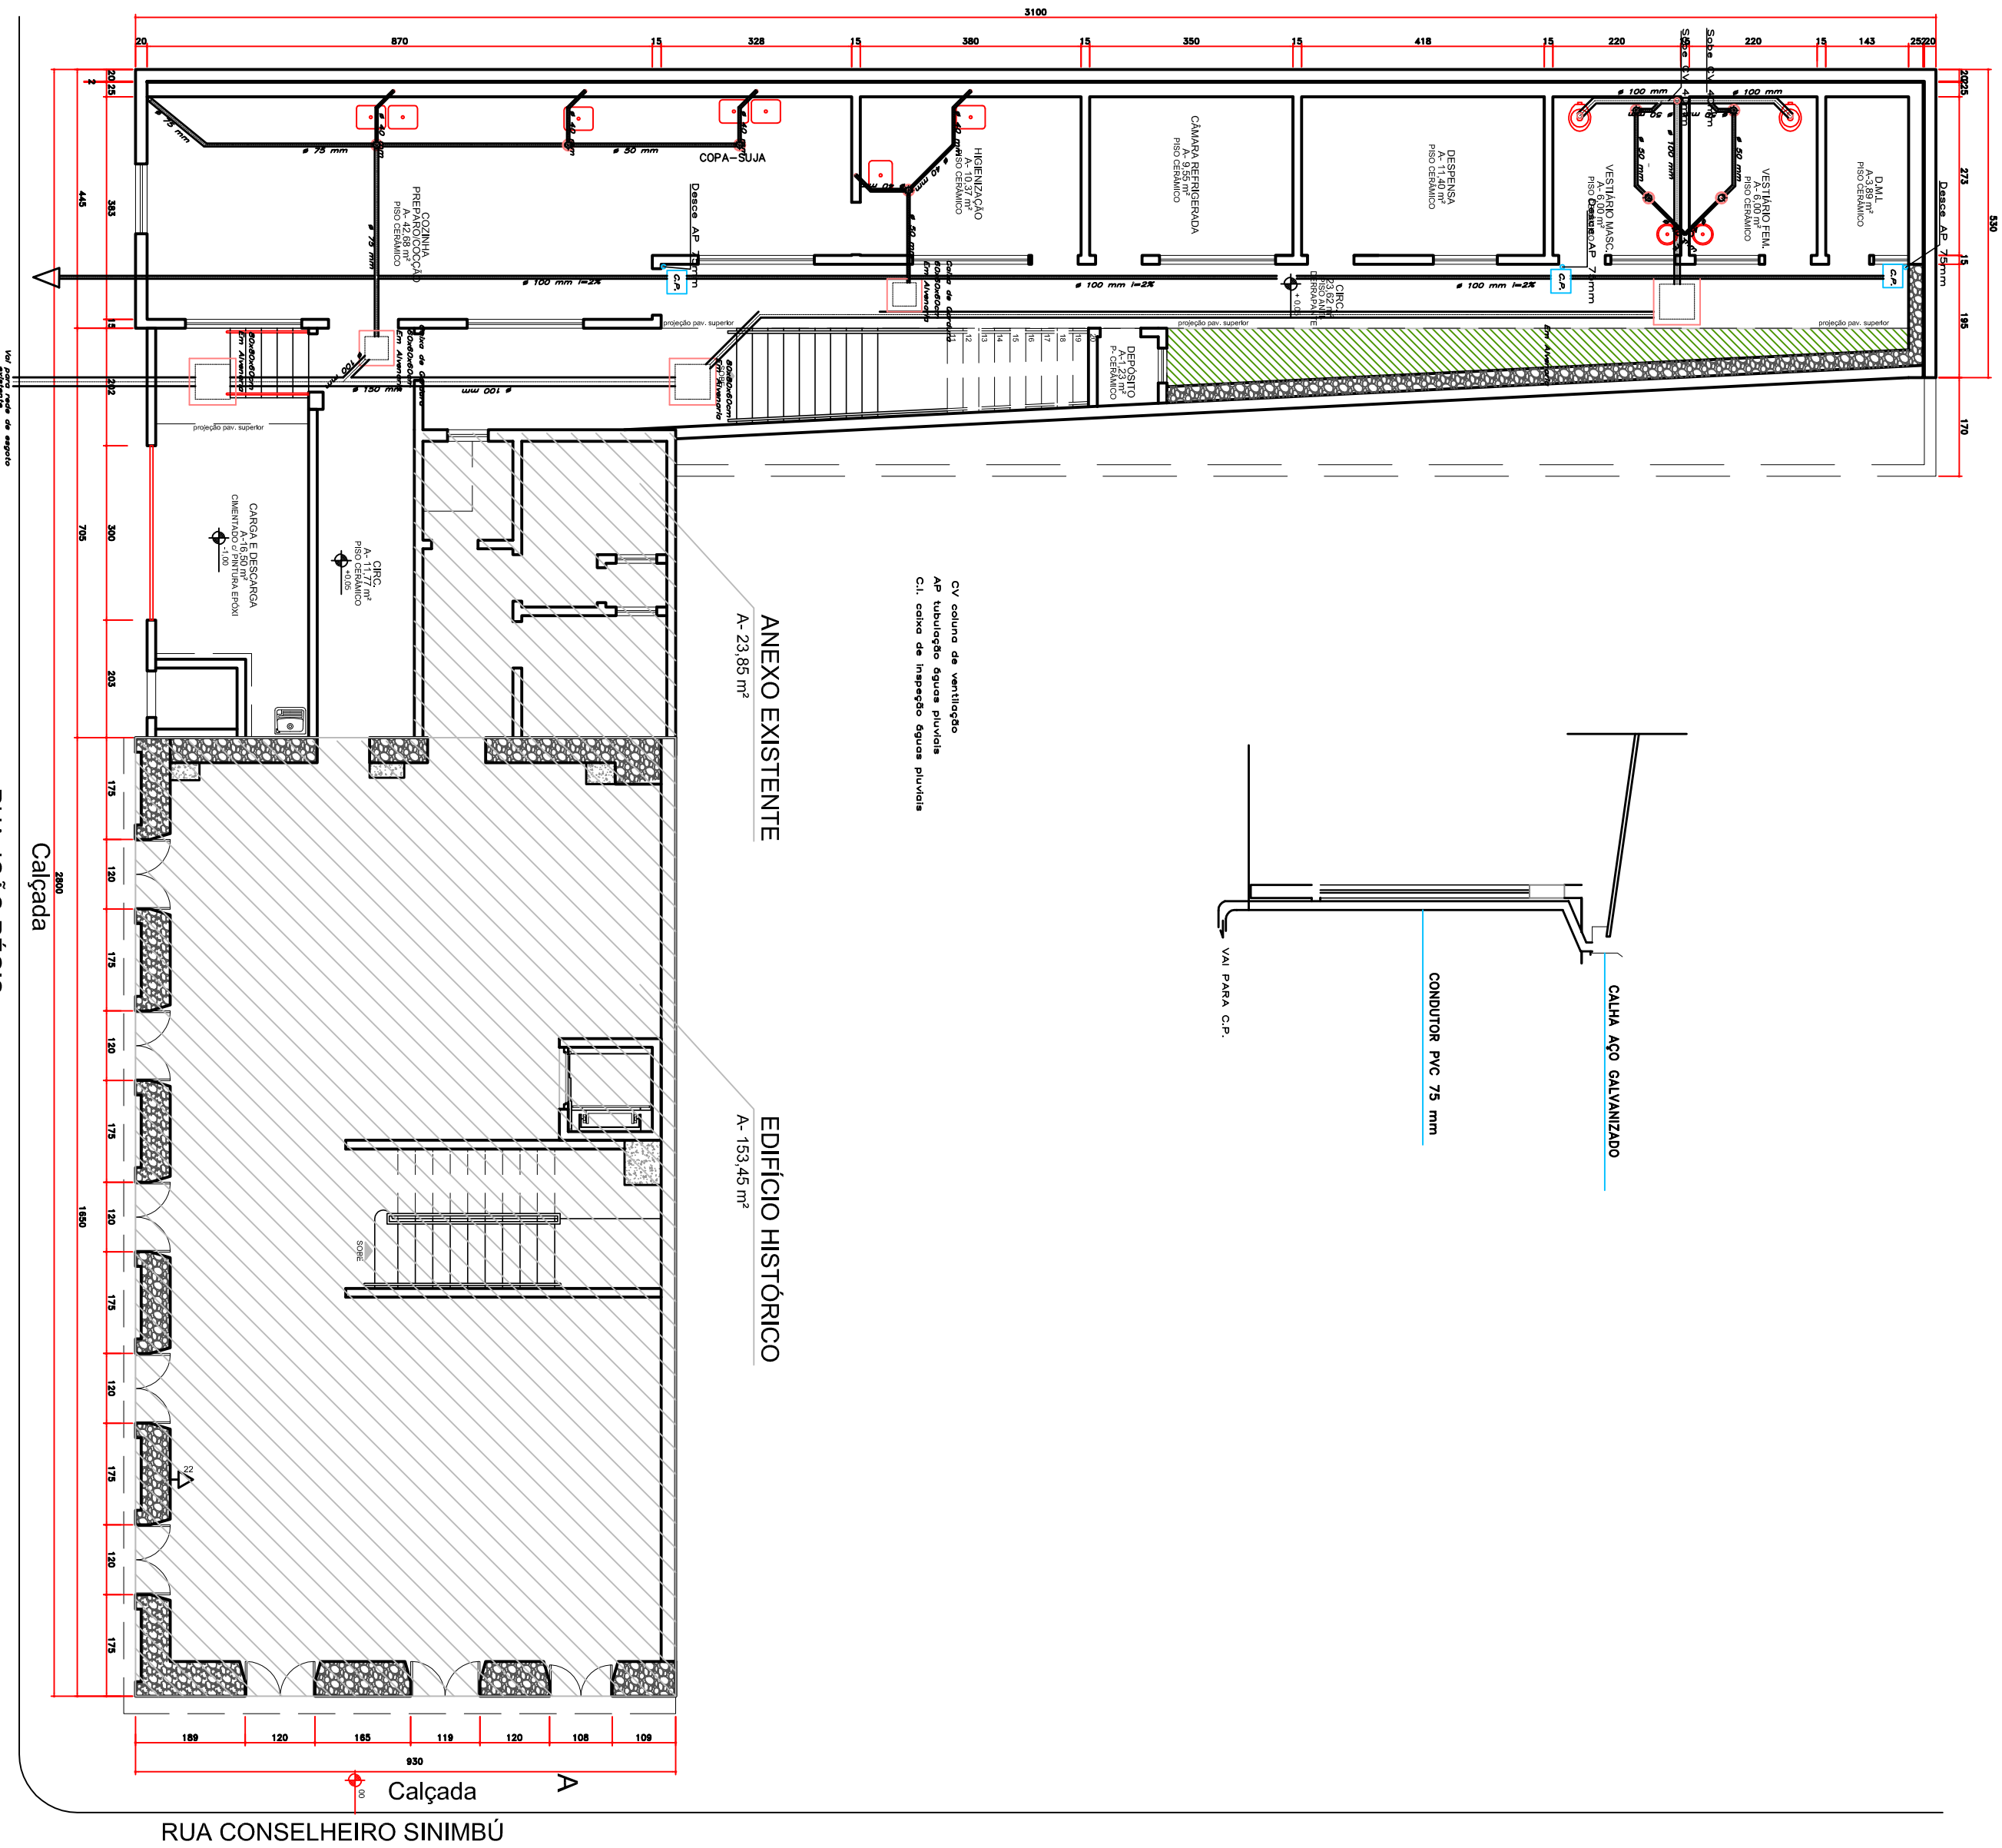


PLANTA TÉRREO

ESCALA 1/100

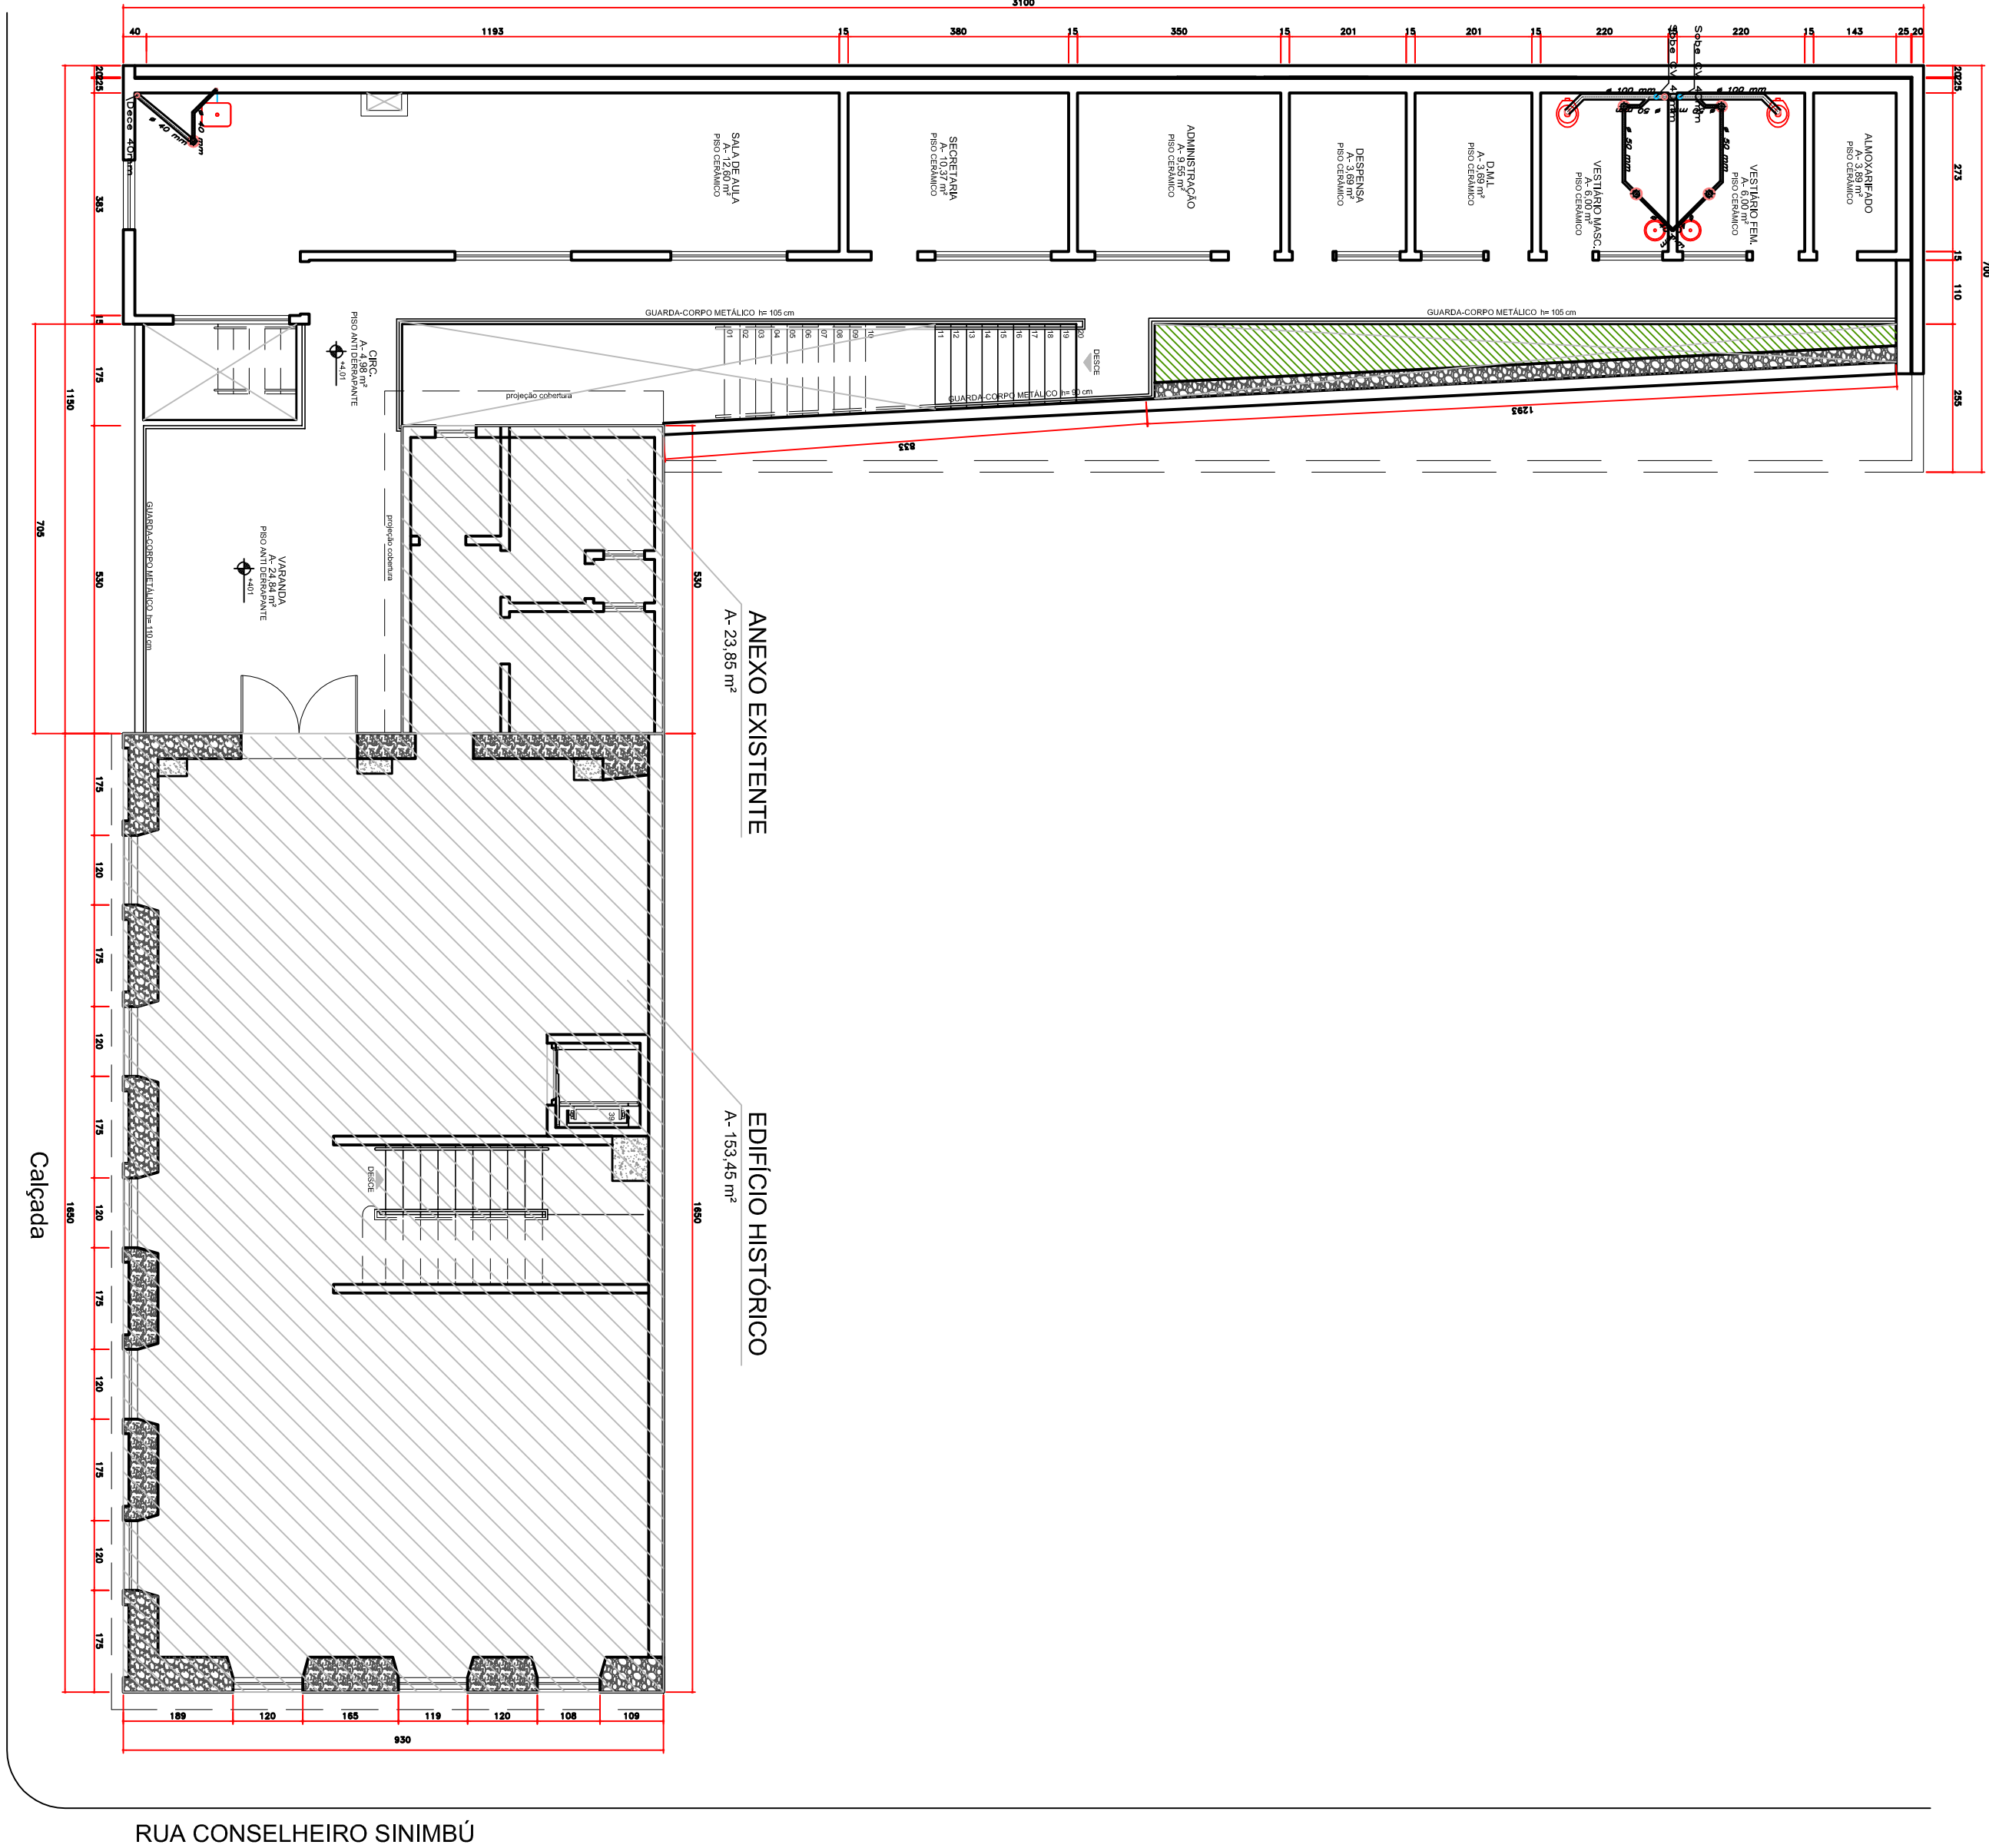


PLANTA PAVIMENTO SUPERIOR

ESCALA 1/100

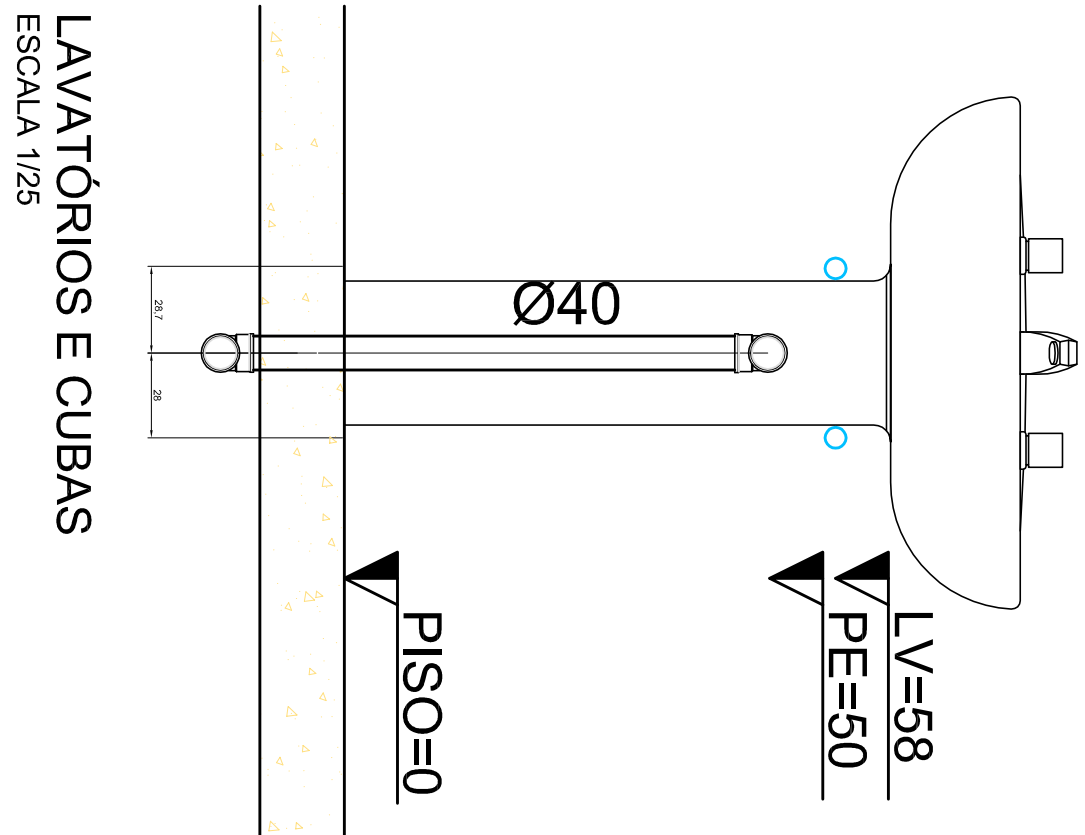

LAVATÓRIOS E CUBAS

ESCALA 1/25

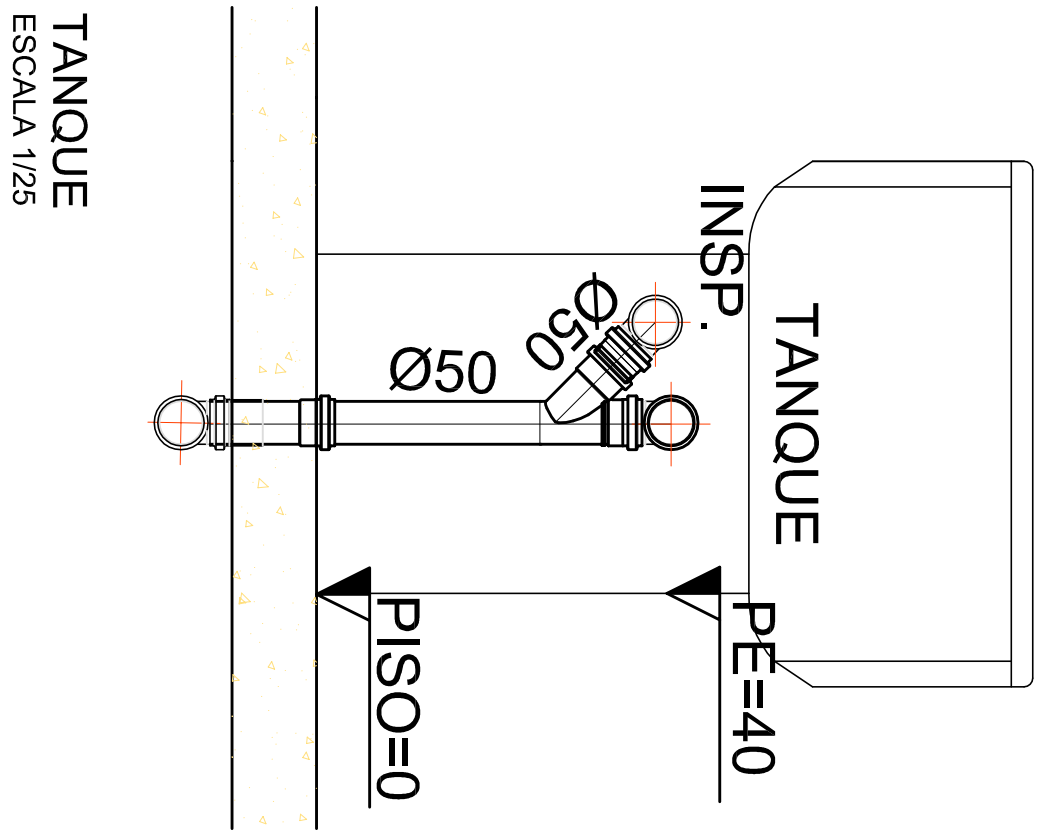

TANQUE

ESCALA 1/25

EQUIPAMENTOS E SERVIÇOS A SEREM EXECUTADOS

VERIFICAR A FUNCIONALIDADE DAS INSTALAÇÕES

CONCLUÍDAS

PREFEITURA MUNICIPAL DE PARANAGUÁ					
ADMINISTRAÇÃO DR. EDSON DE OLIVEIRA KERSTEN					
SECRETARIA MUNICIPAL DE PLANEJAMENTO, ORÇAMENTO E GESTÃO					
SECRETARIA DE INFRAESTRUTURA					
PROJETO HIDRÁULICO					
RECONSTRUÇÃO DE SOBRADEIRO HISTÓRICO					
MANUTENÇÃO DO SISTEMA DE SANEAMENTO					
CONTENEDOR					
PLANTA BAIXA - ESGOTO - DETALHES					
PROPRIETÁRIO					
PREFEITURA MUNICIPAL DE PARANAGUÁ					
C.N.P.J. 12.017.288/0001-12					
AUTOR DO PROJETO					
SILVIO CESAR LOYOLA					
C.R.E.A. - 55.512.096					
DATA					
MAYO 2009					
V. MODIFICADO 2014					
ESCALA					
INDICADA					
PROJETO					
SILVIO					
ÁREA					
63,44 m²					
PRÁTICA					
02/02					